




案内図 S=1/10,000





配置図 S=1/3,000

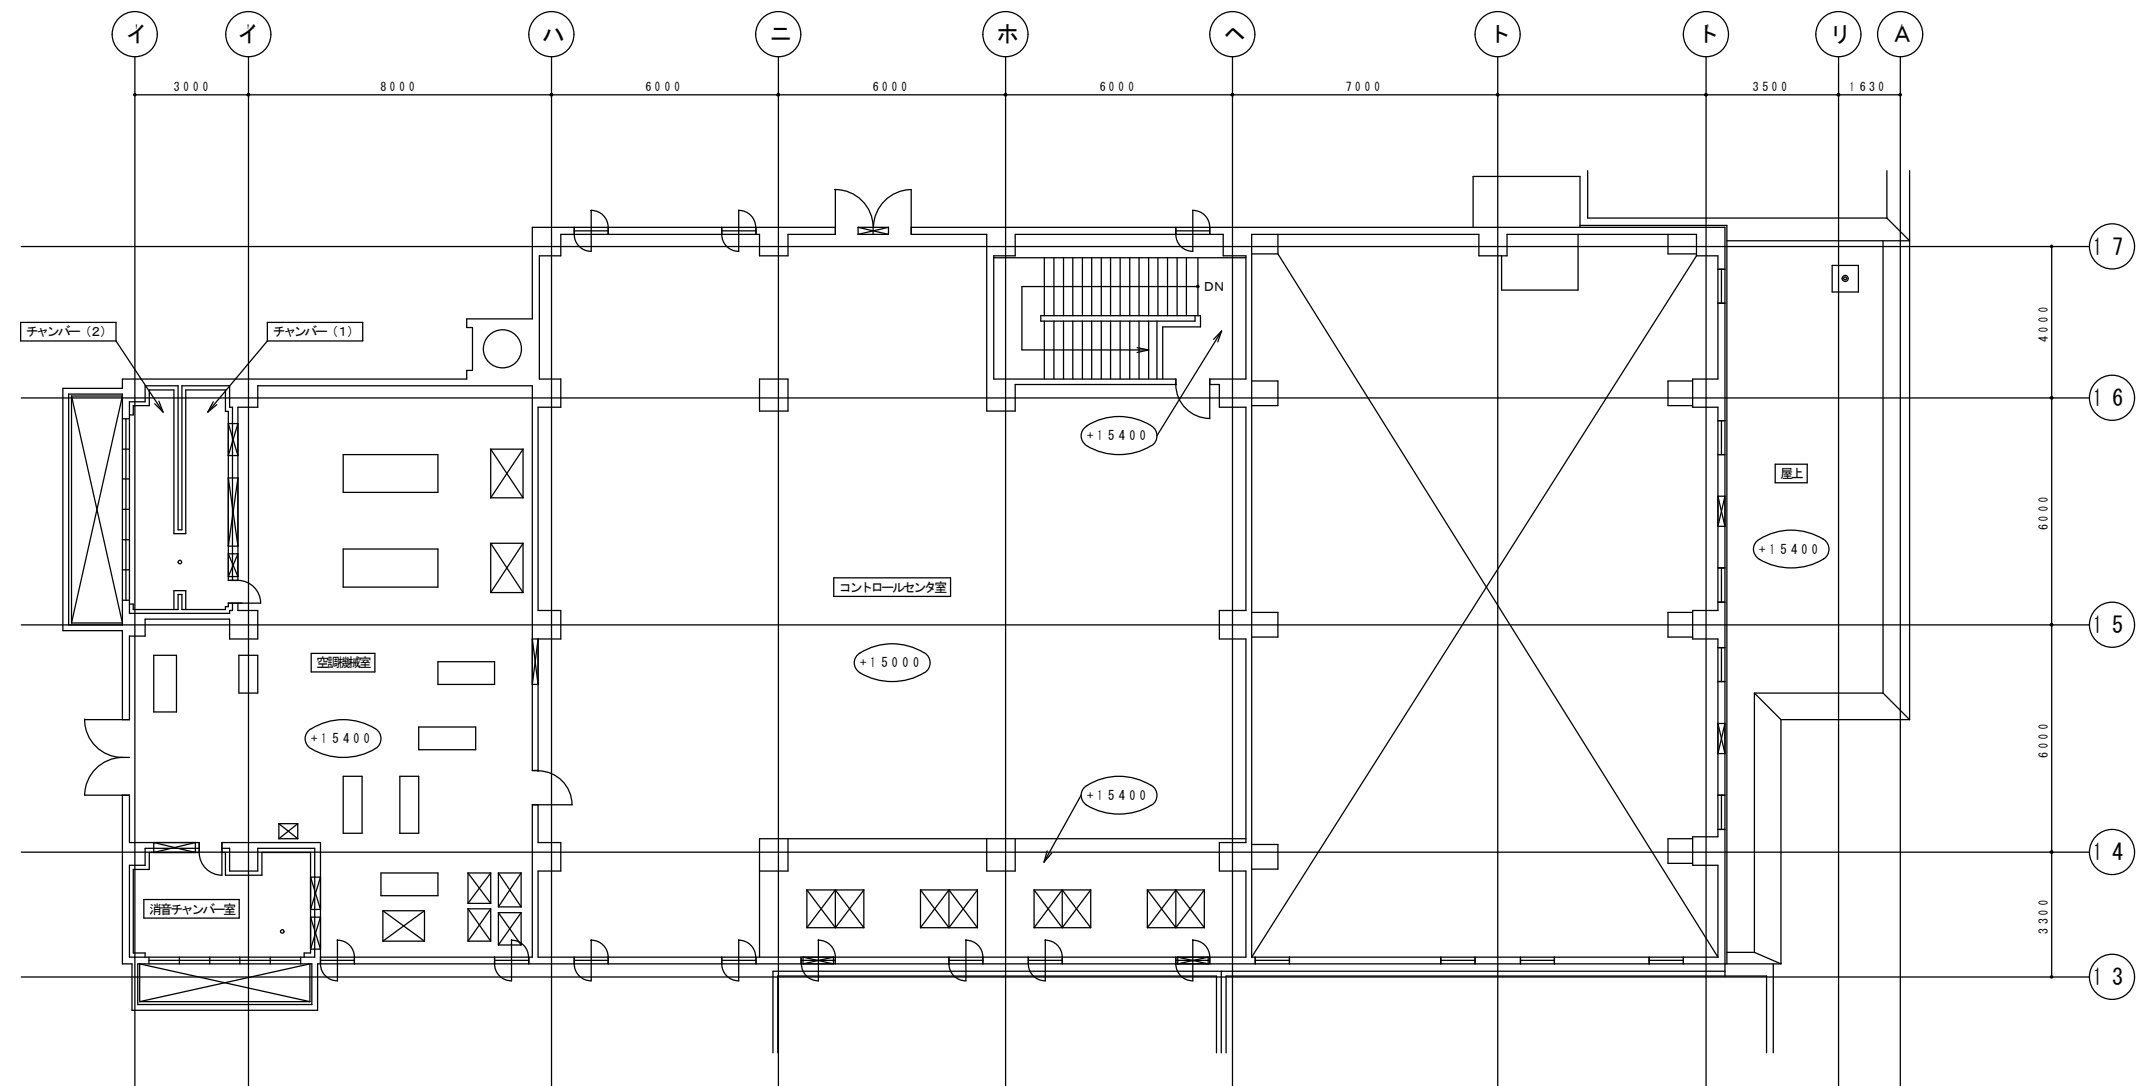

東芝製	5	3	台
東芝製	1	1	台
東芝製		1	台

図番
 3 / 31

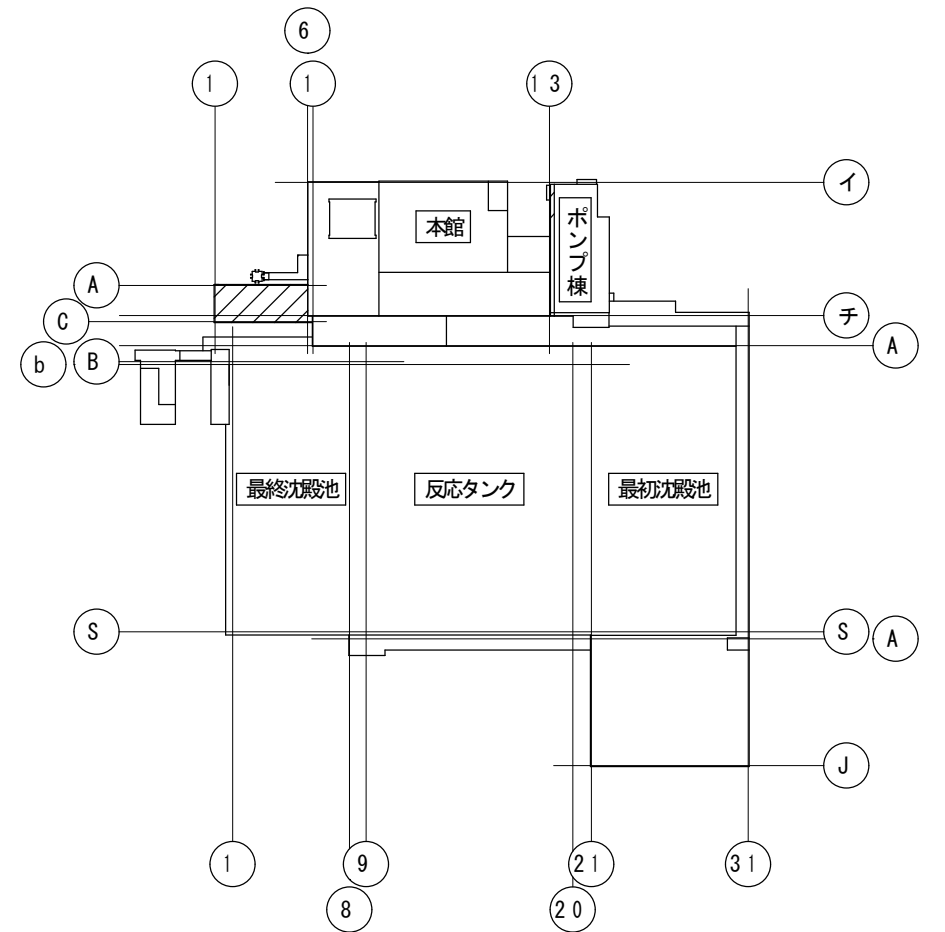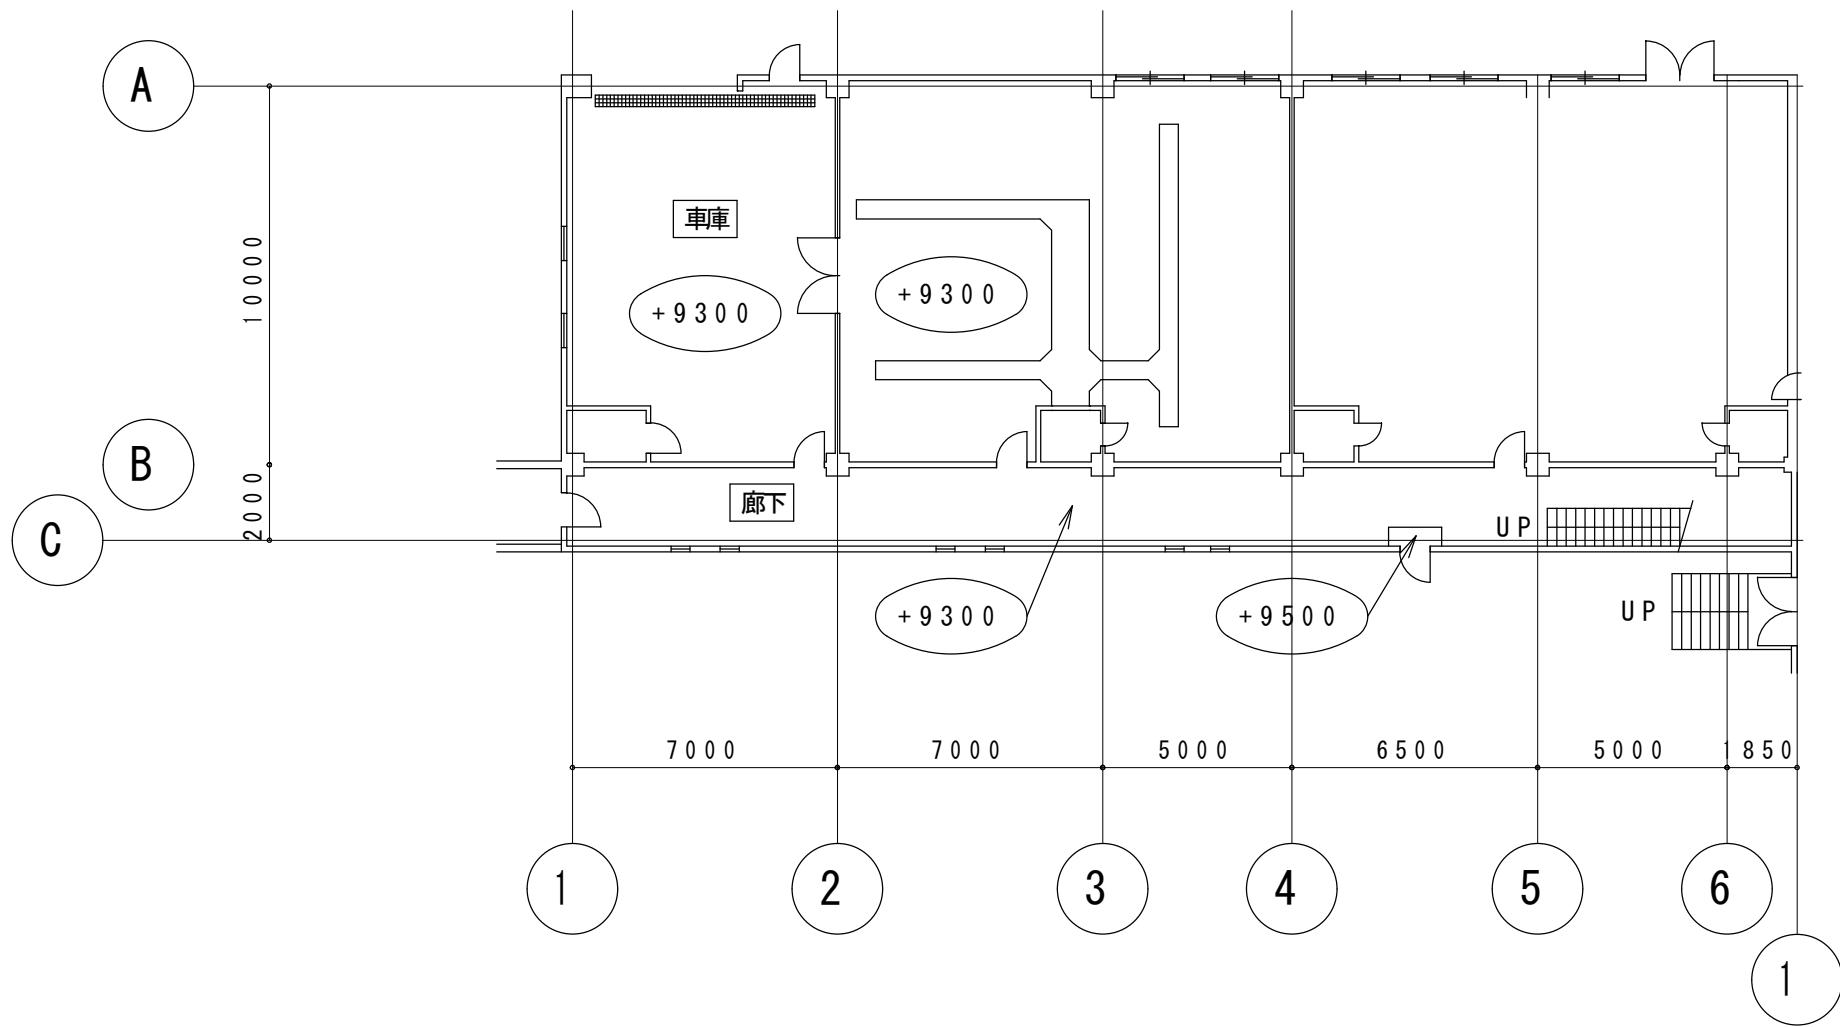

KEY PLAN



調査対象
・廊下（歩廊） 東芝製 5 台

本館 増築部 1階 平面図 S=1/200

札幌市下水道河川局事業推進部

課長	係長	主任	製図	令和6年9月	作製

役務名	豊平川水再生プラザほか1施設照明設備調査業務		
図面名	豊平川水再生プラザ 本館 増築部 1階 平面図	縮尺	1/100 (A1) 1/200 (A3)

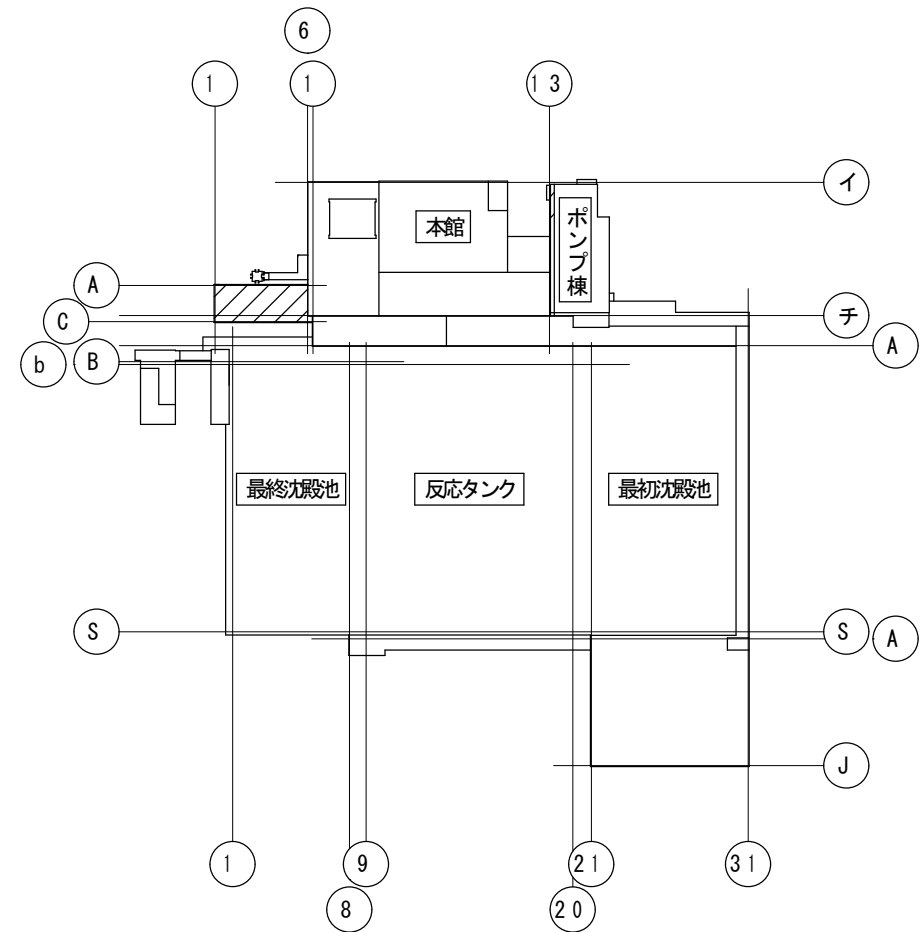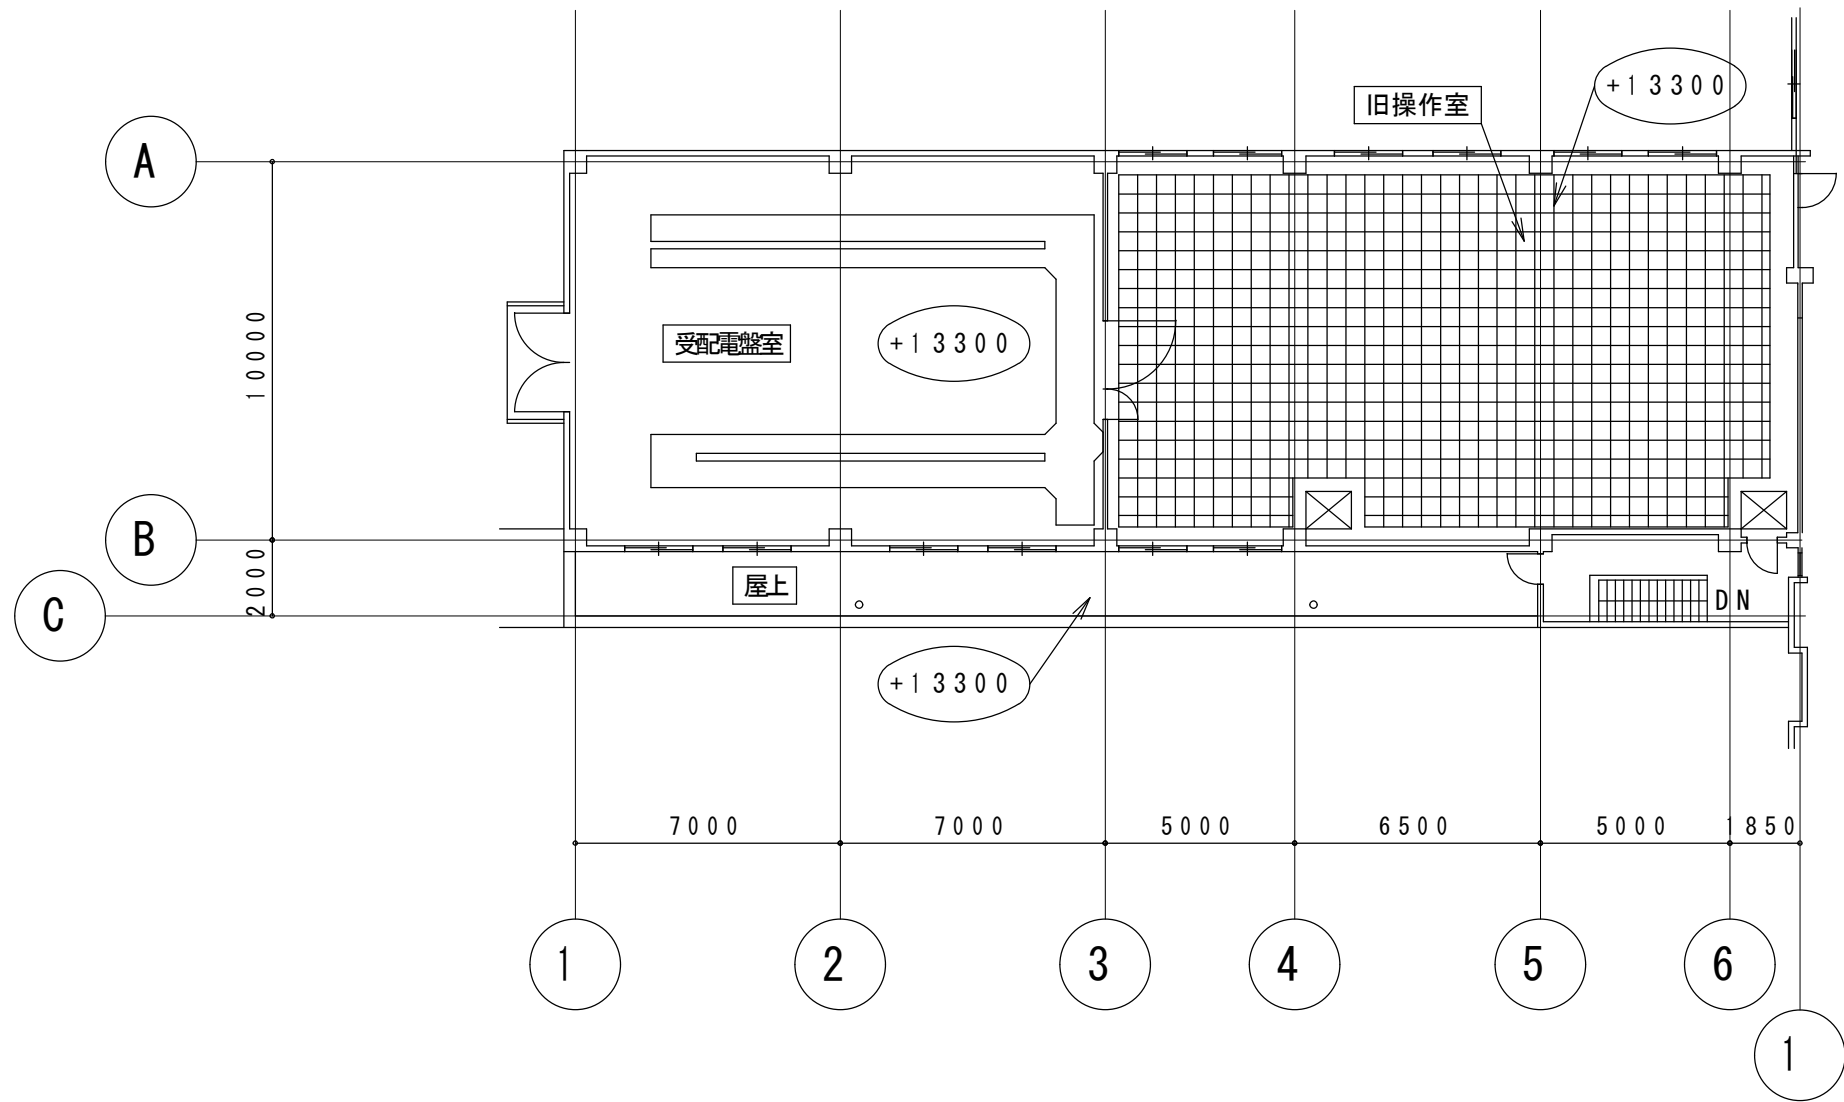

KEY PLAN

調査対象



- ・旧操作室 東芝製 10 台
- ・受配電盤室 東芝製 11 台

本館 増築部 2階 平面図 S=1/200

札幌市下水道河川局事業推進部

課長	係長	主任	製図	令和6年9月	作製



役務名	豊平川水再生プラザほか1施設照明設備調査業務		
図面名	豊平川水再生プラザ 本館 増築部 2階 平面図	縮尺	1/100 (A1) 1/200 (A3)

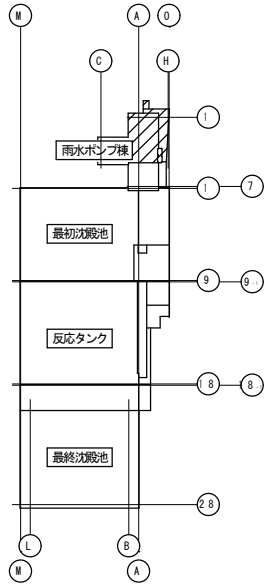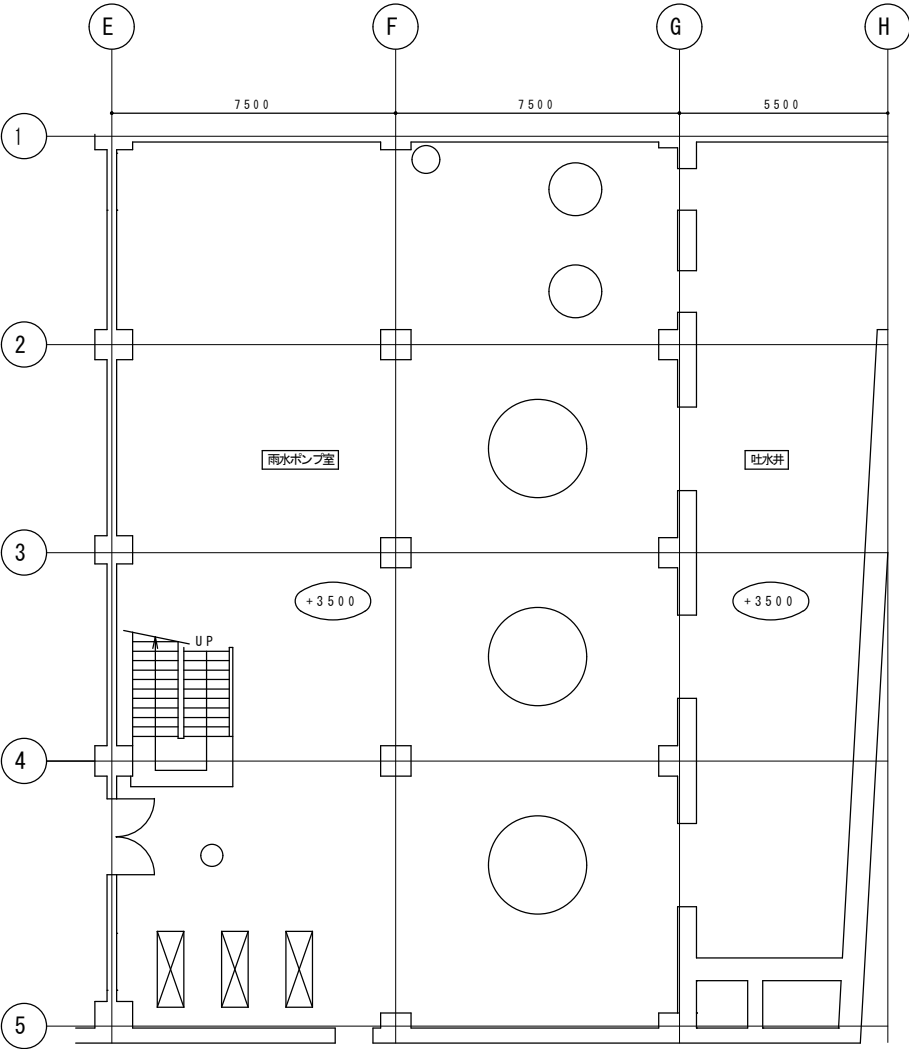



KEY PLAN

第2処理施設 雨水ポンプ室 地下1階 平面図 S=1/200

調査対象
・雨水ポンプ室 東芝製3台

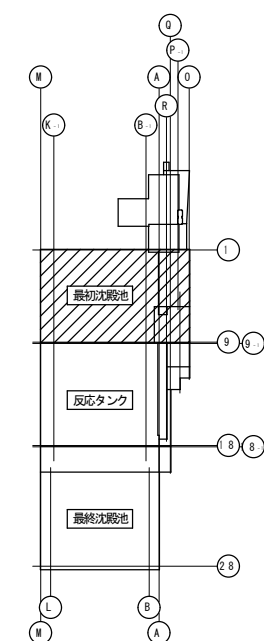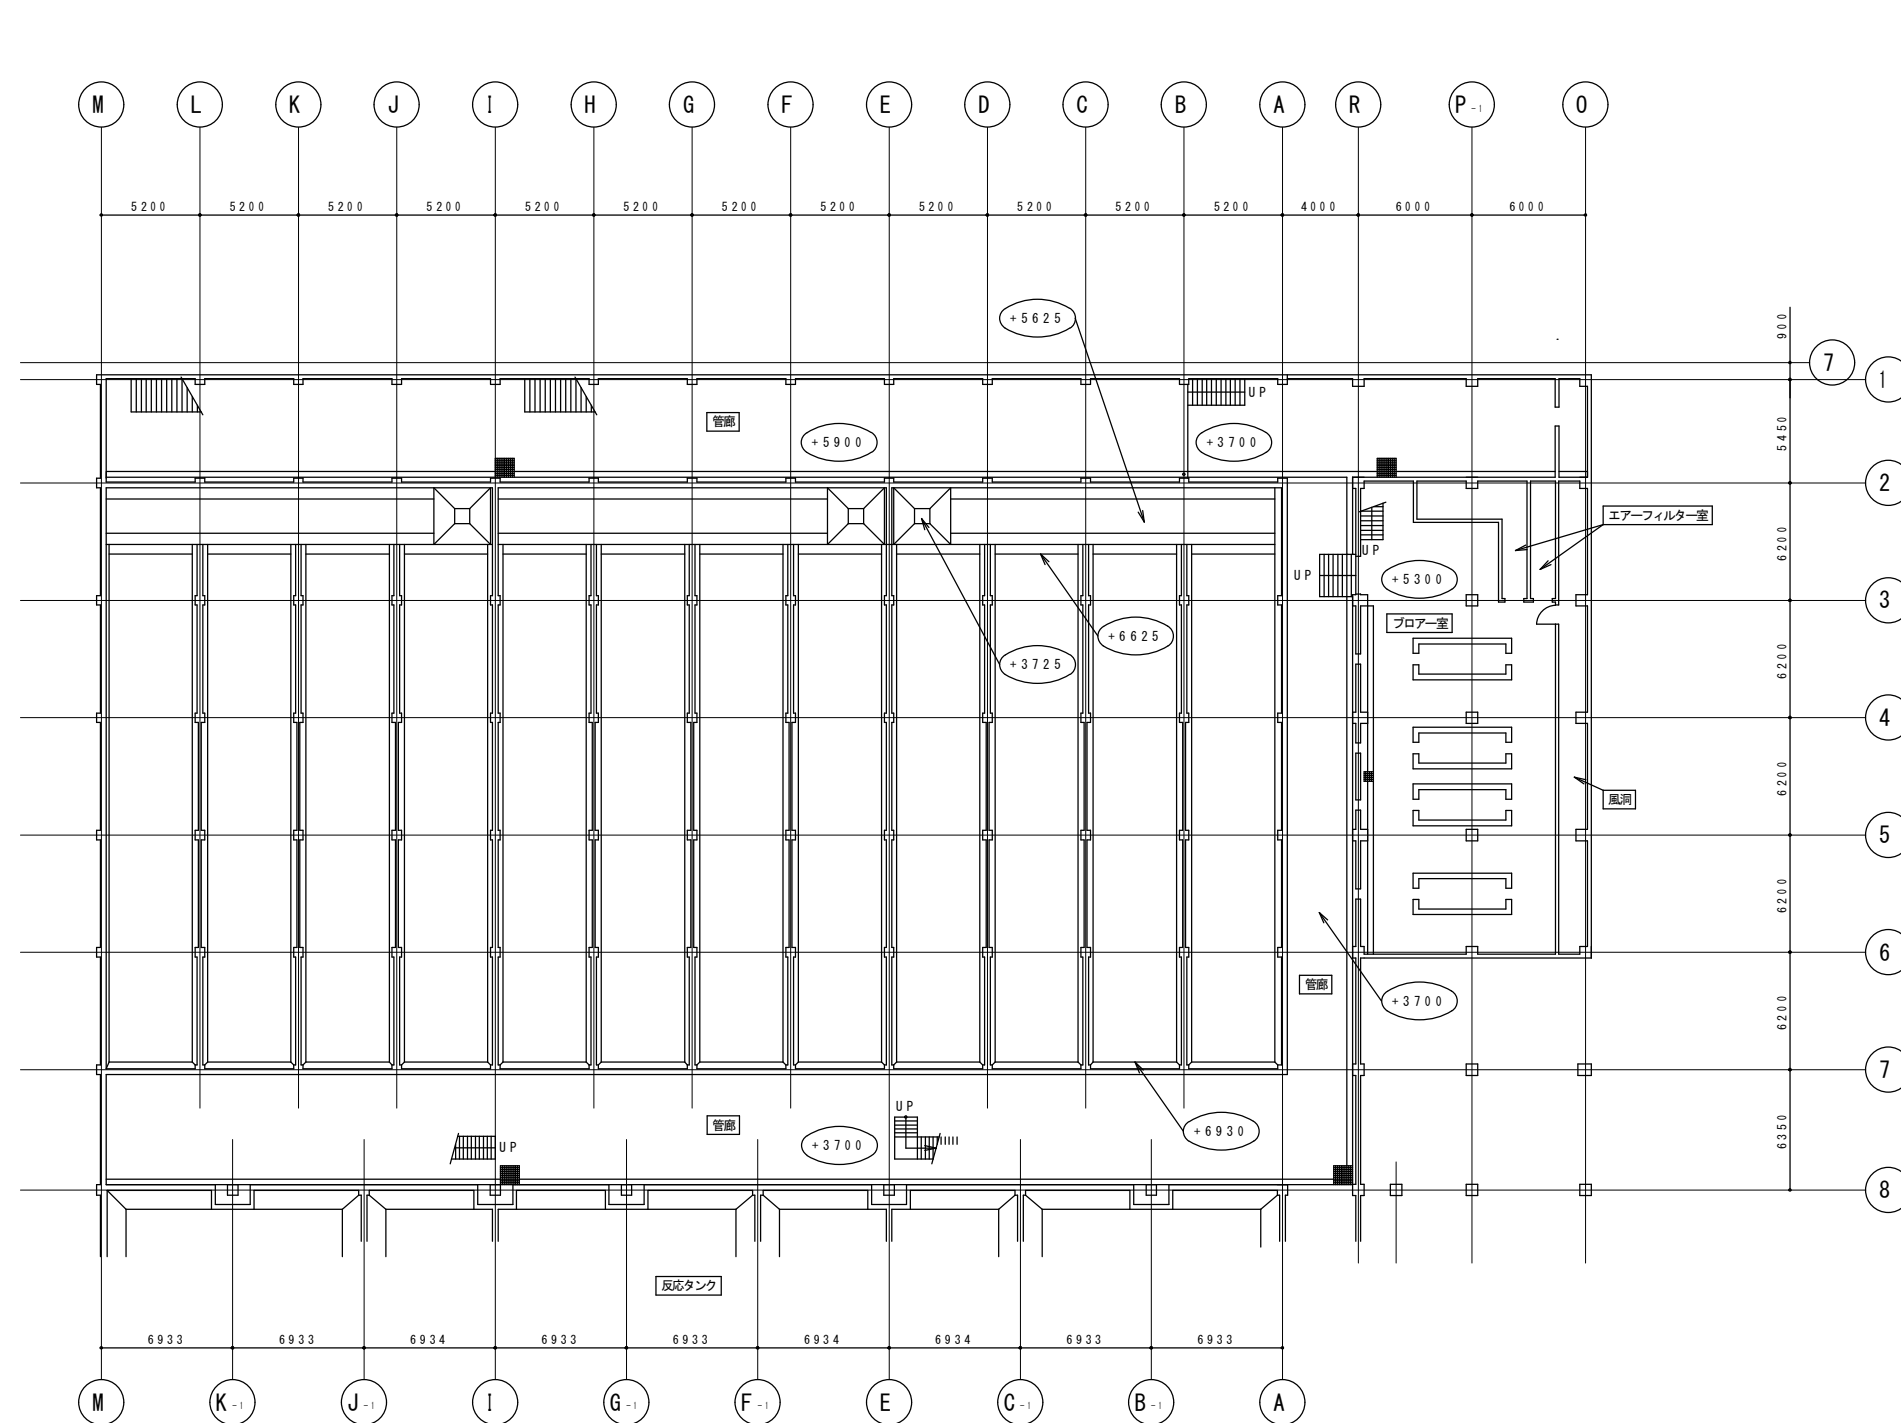

札幌市下水道河川局事業推進部	課 長	係 長	主 任	製 図	令和 6 年 9 月	作 製	役 務 名	豊平川水再生プラザほか 1 施設照明設備調査業務				図 8 / 31 番
							図 面 名	豊平川水再生プラザ 第 2 処理施設 最初沈殿池・反応タンク 地下 1 階 平面図	縮 尺	1/200 (A1) 1/400 (A3)		

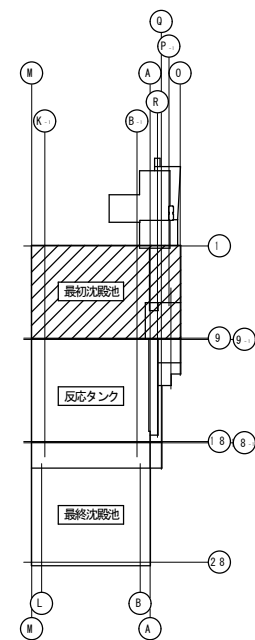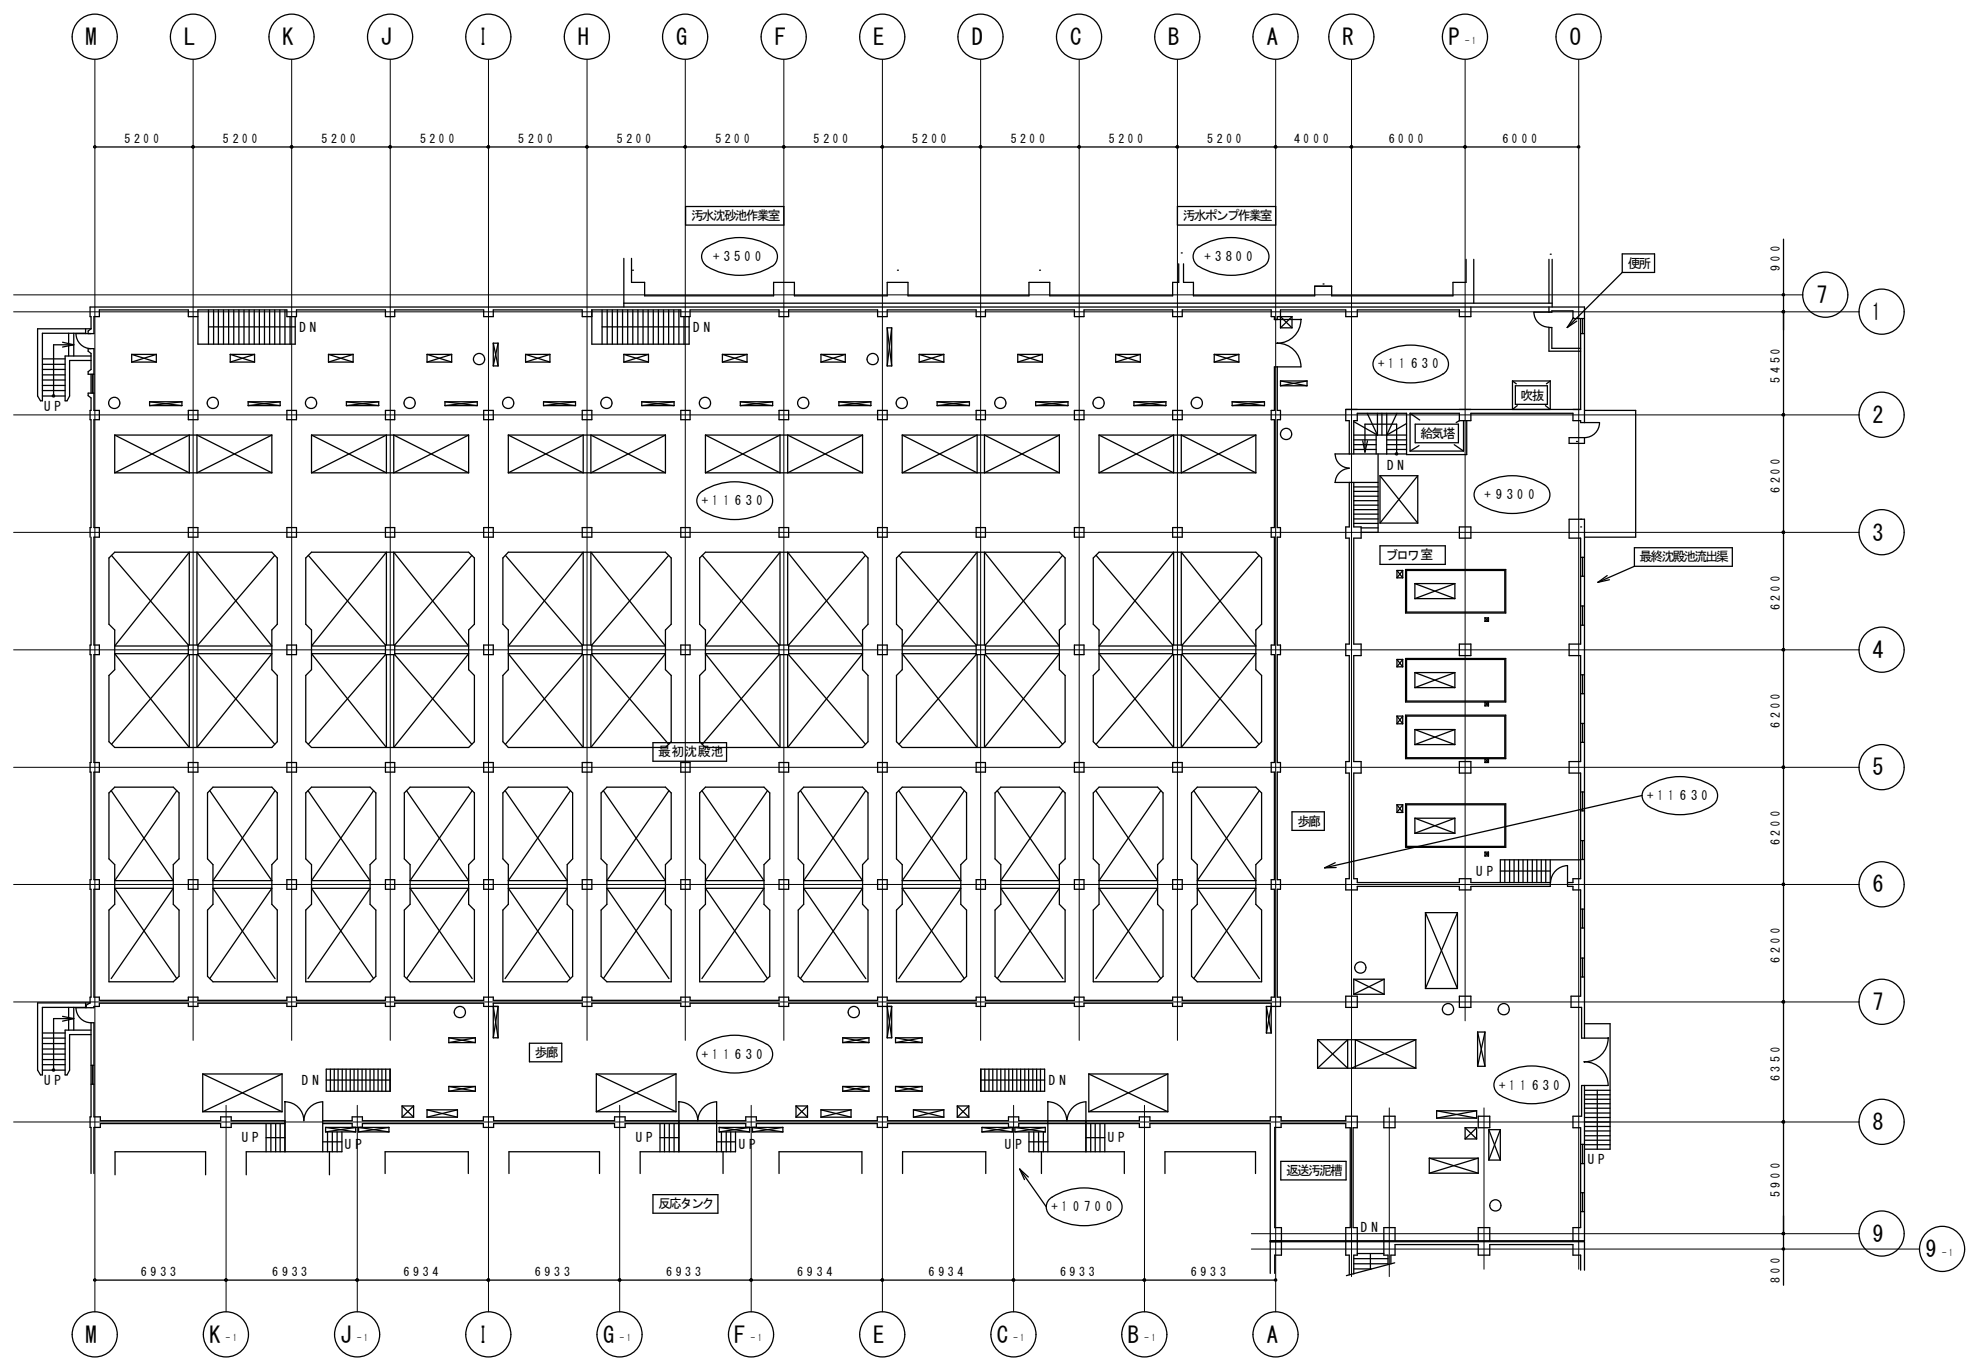


KEY PLAN


第2処理施設 最初沈殿池・反応タンク 1階 平面図 S=1/400

調査対象

- ・最初沈殿池～ブロウ室間歩廊 東芝製4台
- ・最初沈殿池～反応タンク横歩廊 東芝製3台
- ・最初沈殿池～反応タンク間歩廊 東芝製2台（内1台は電池内蔵）
- ・ブロウ室 東芝製16台

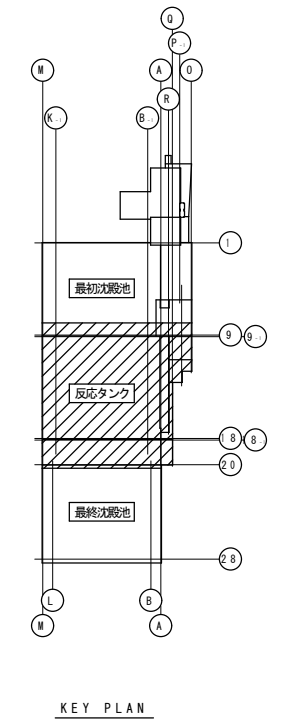

札幌市下水道河川局事業推進部	課 長	係 長	主 任	製 図	令和 6 年 9 月 作 製	役 務 名	豊平川水再生プラザほか 1 施設照明設備調査業務			図 番 10 / 31
						図 面 名	豊平川水再生プラザ 第 2 処理施設 反応タンク・最終沈殿池 地下 1 階 平面図	縮 尺	1/200 (A1)	
									1/400 (A3)	

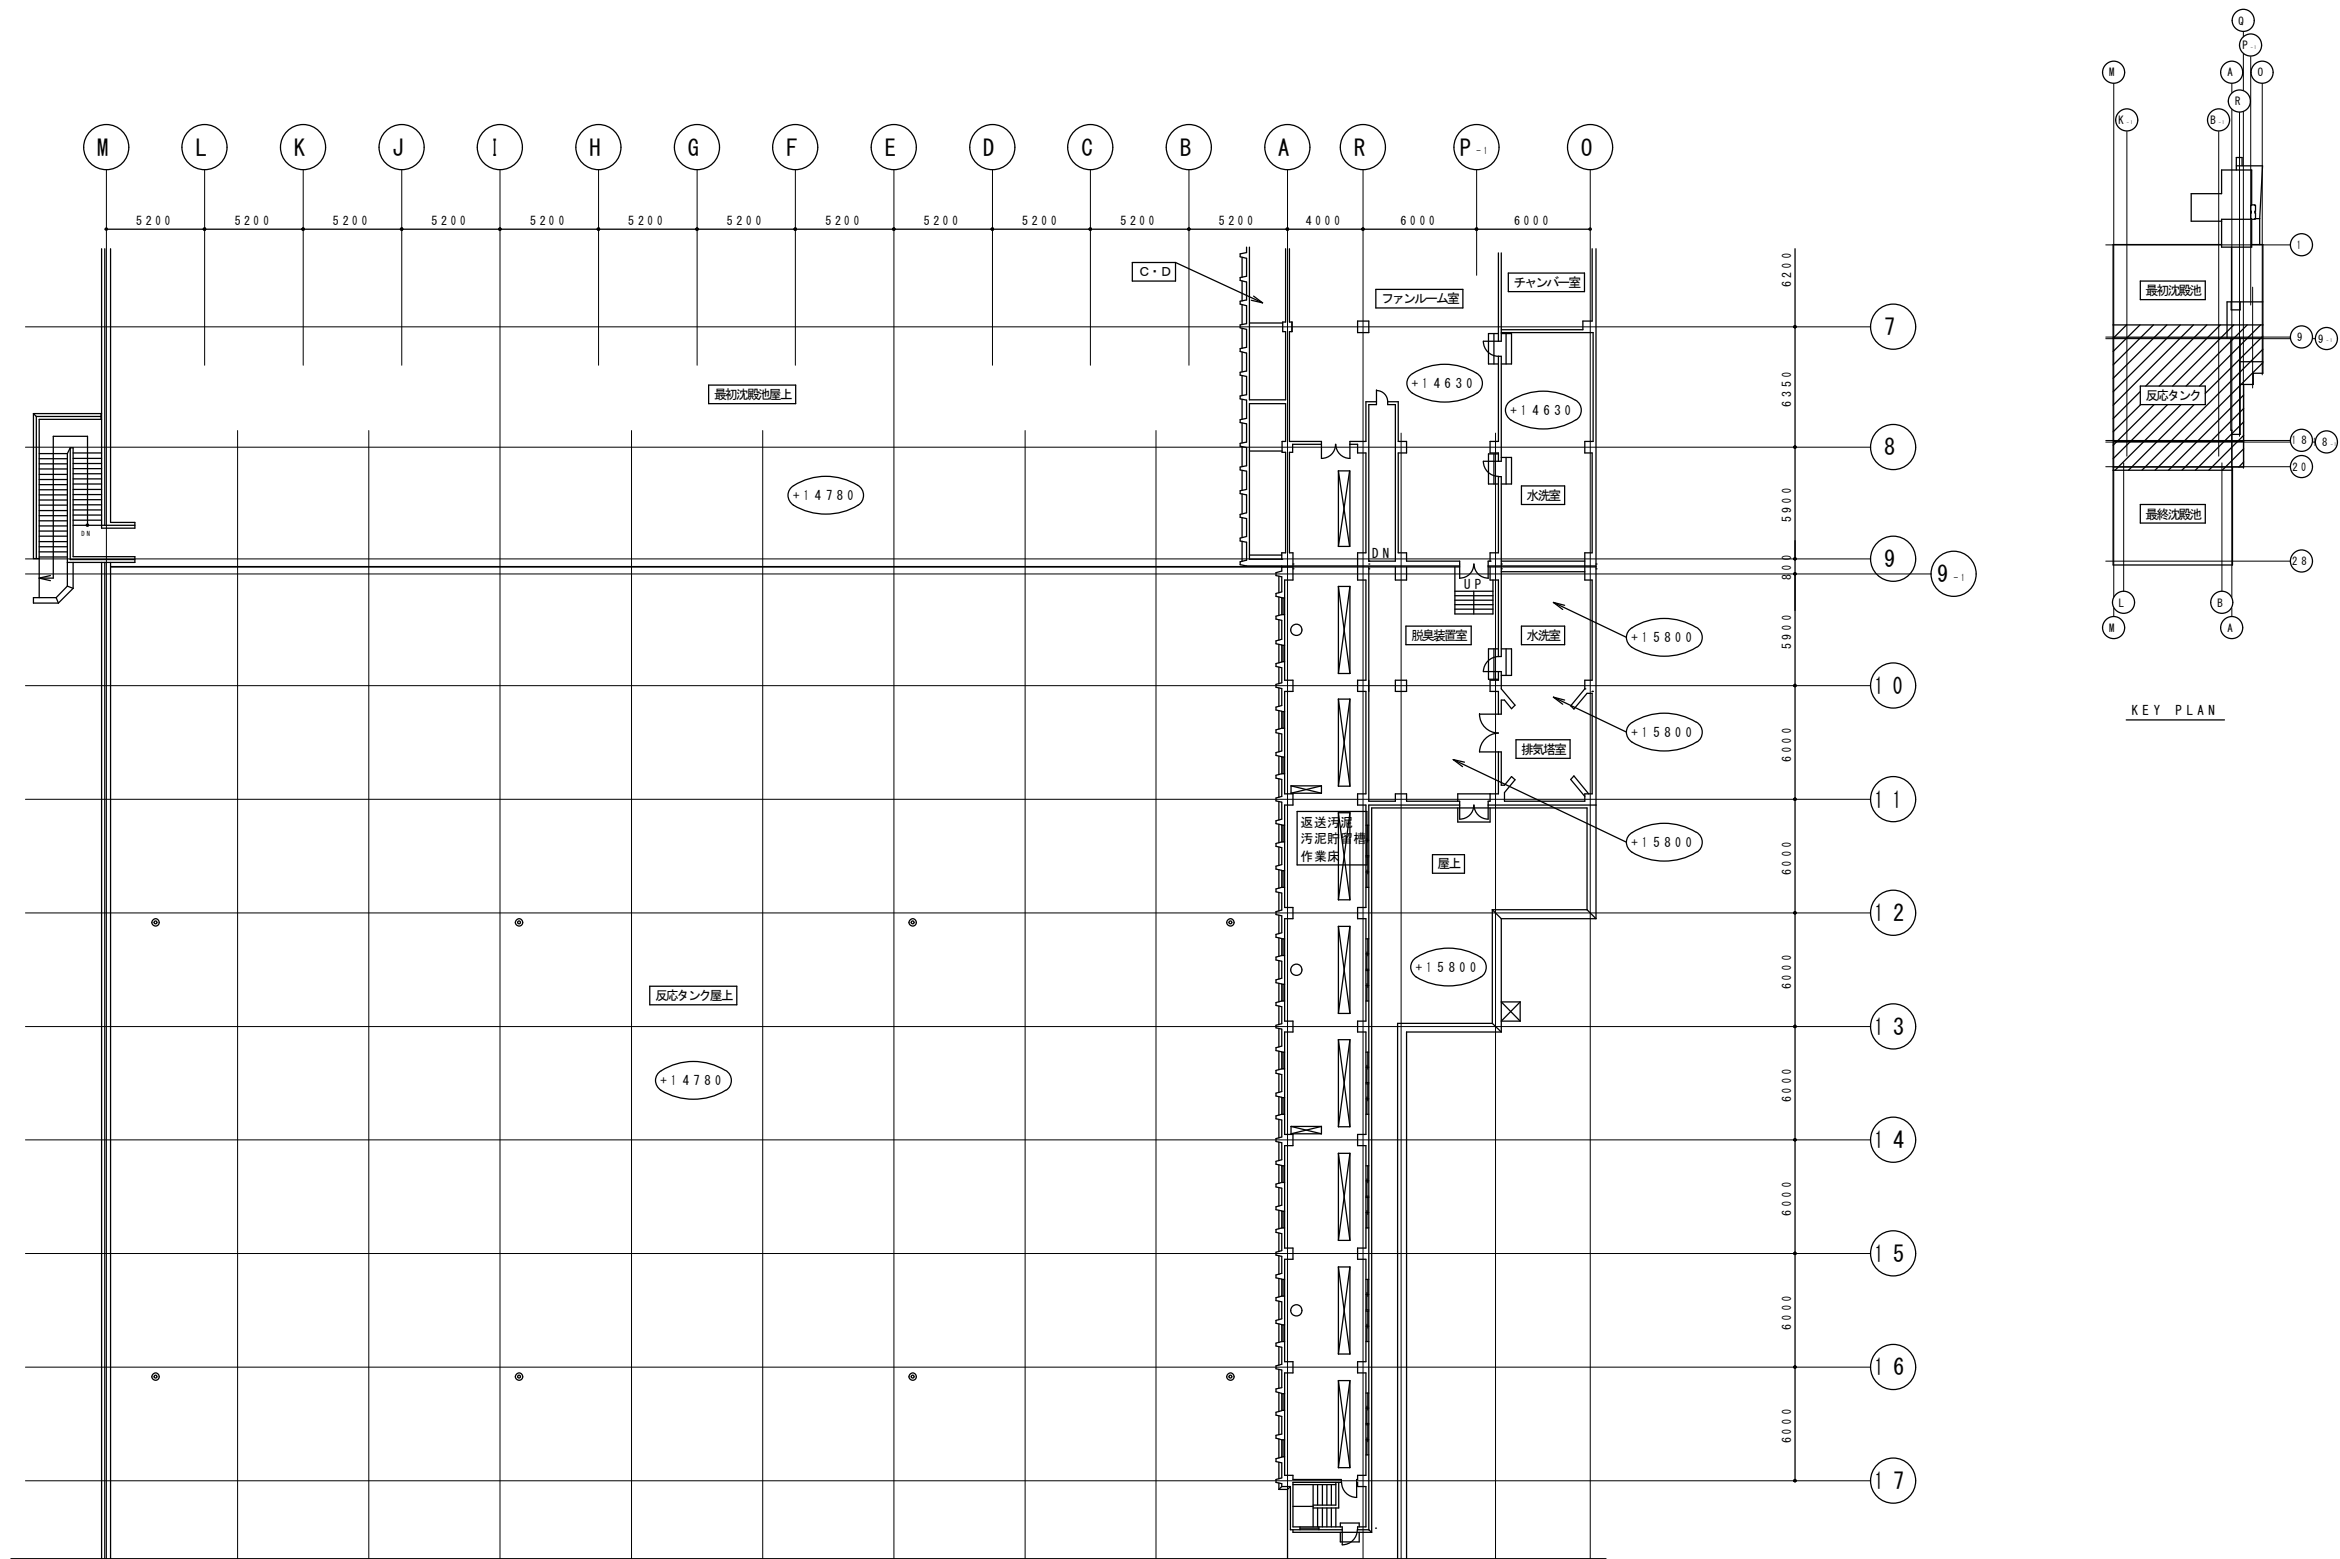


第2処理施設 反応タンク・最終沈殿池 2階 平面図 S=1/400

調査対象



- ・返送汚泥貯留槽作業床

東芝製10台
- ・ファンルーム

東芝製6台

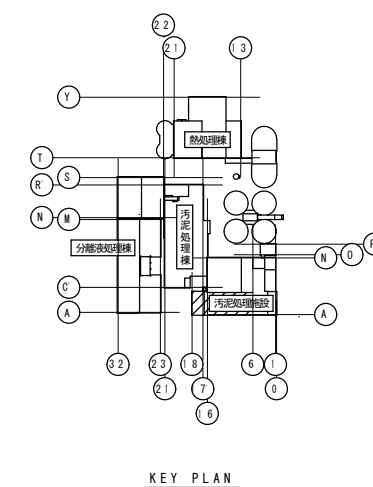




調査対象
・ 水平コンベヤ室 東芝製 1 台

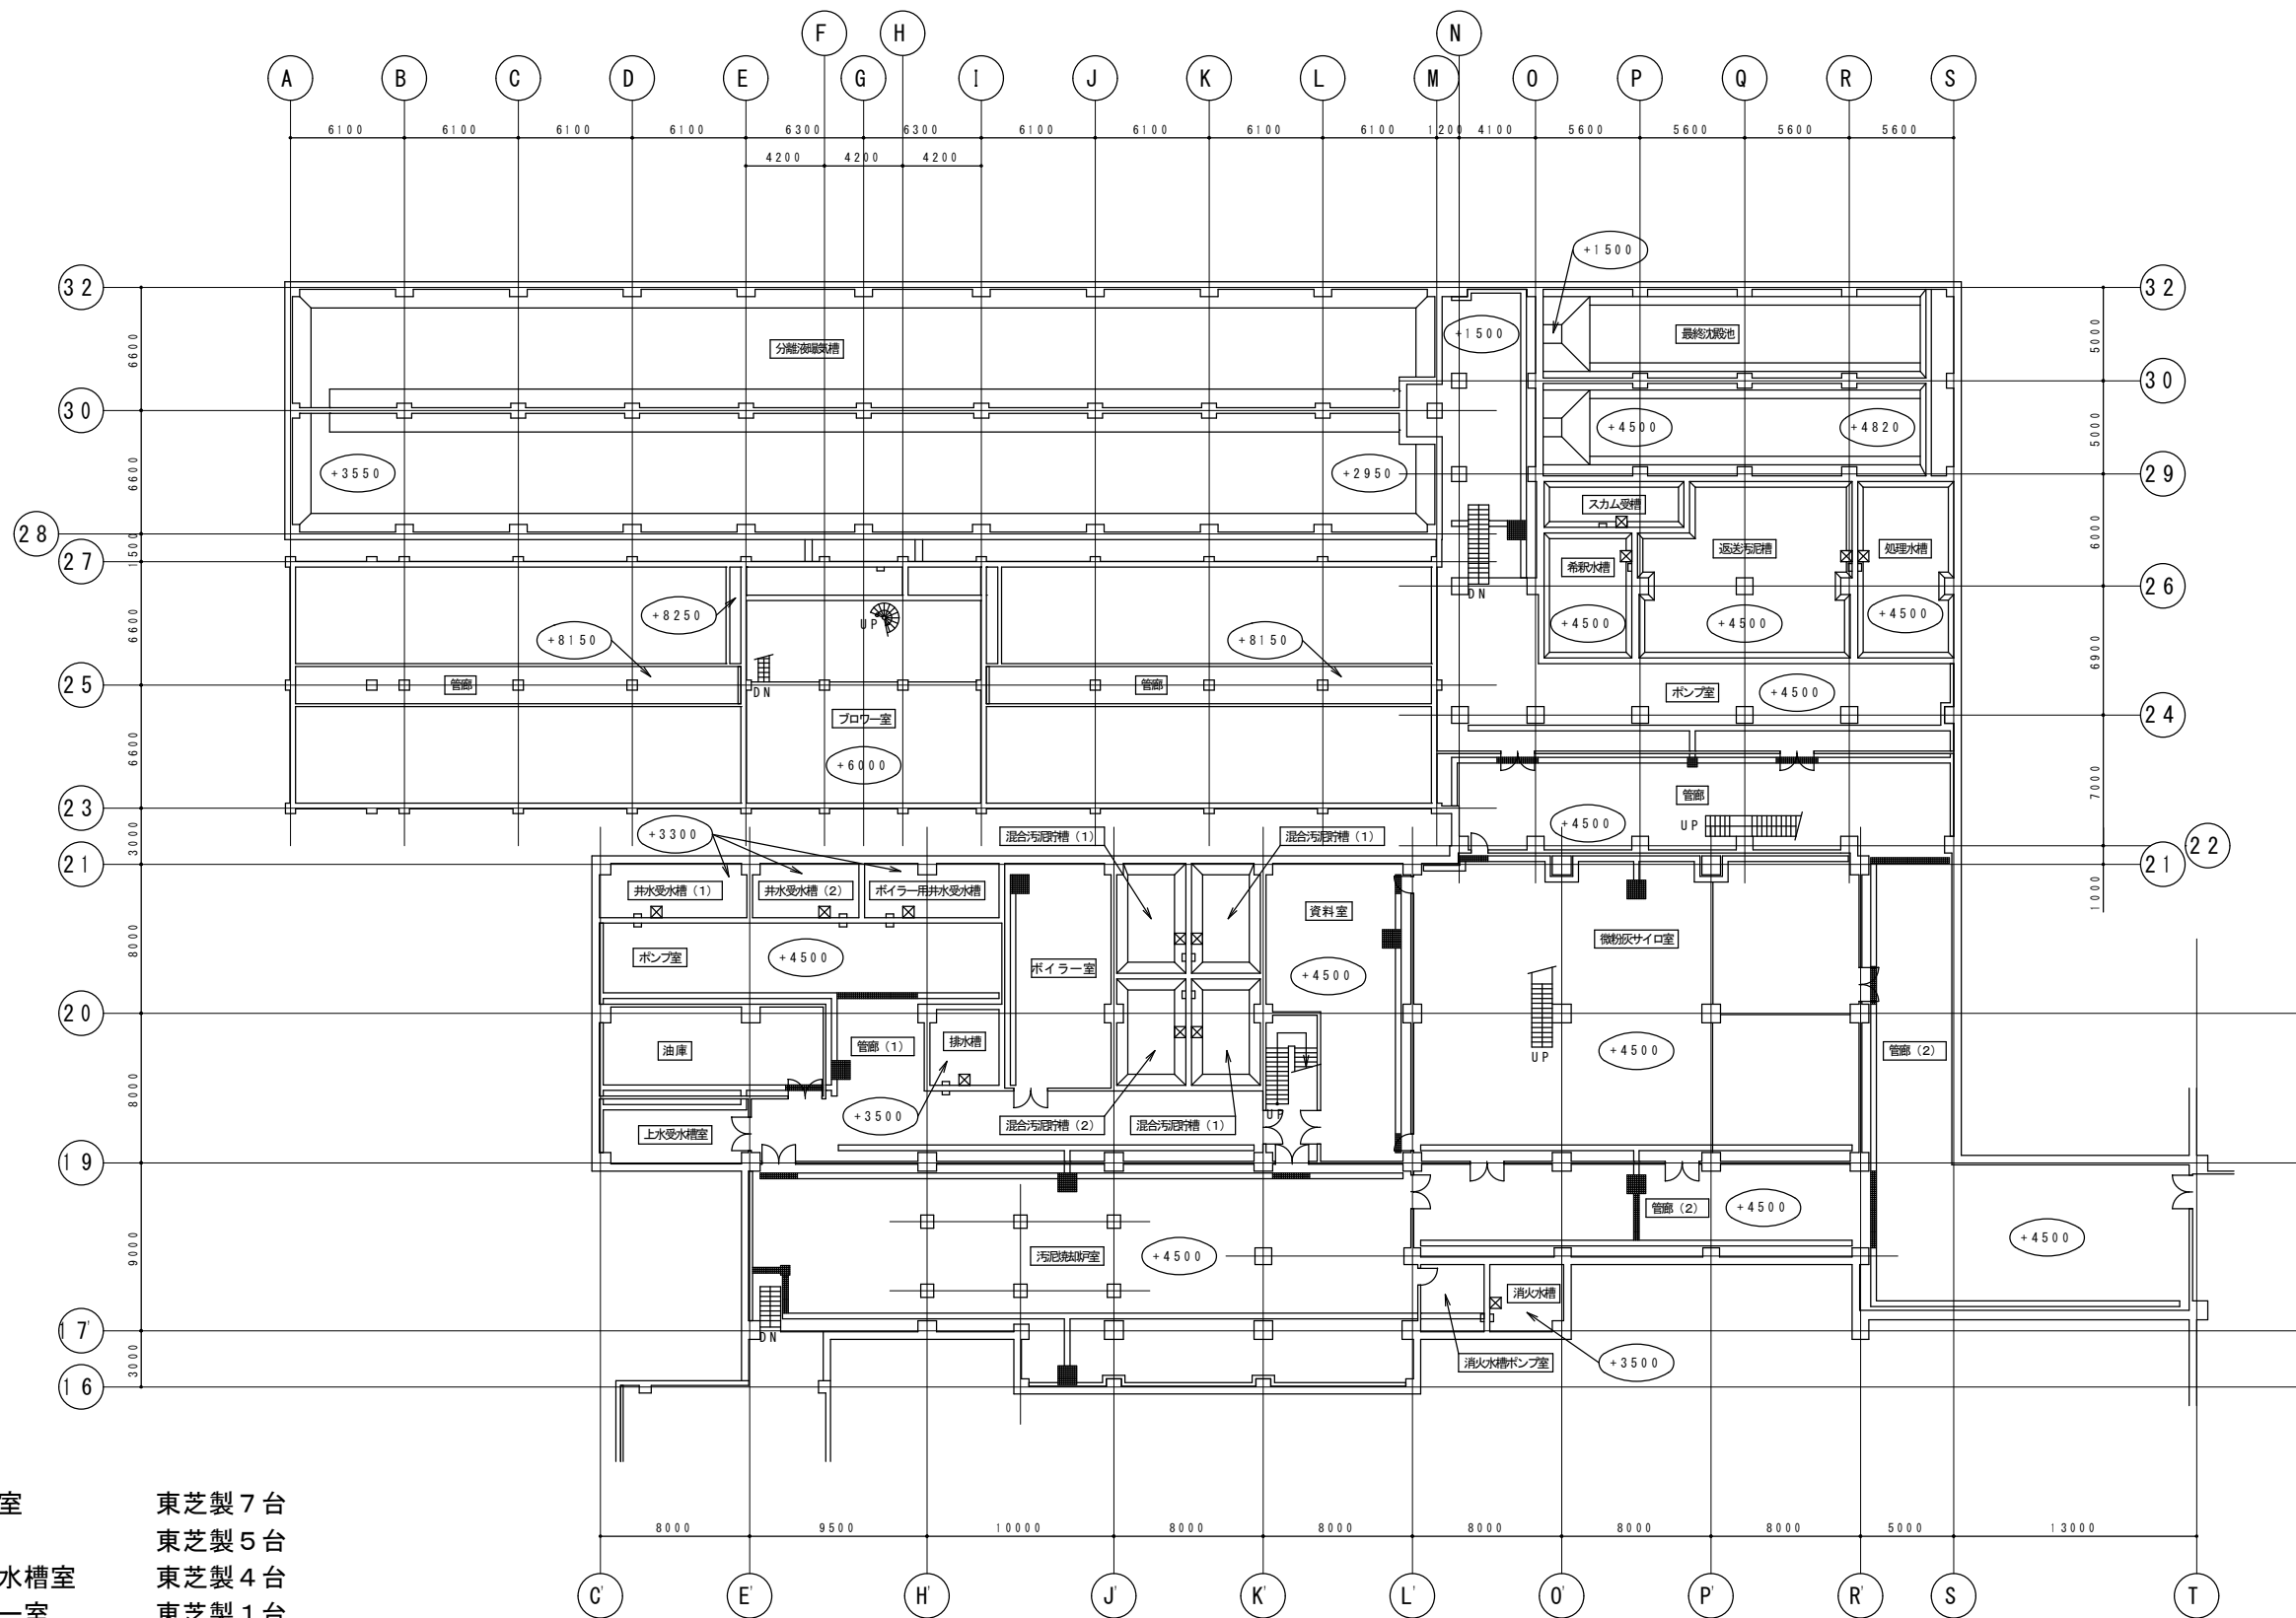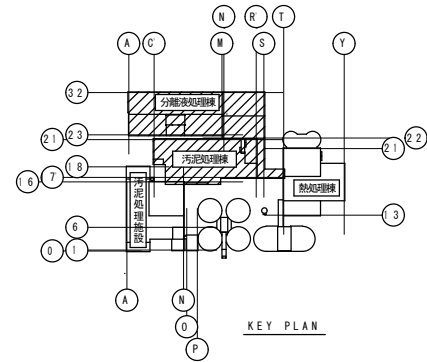

調査対象

- | | |
|-----------|-----------------------|
| ・ポンプ室 | 東芝製 7 台 |
| ・油庫 | 東芝製 5 台 |
| ・上水受水槽室 | 東芝製 4 台 |
| ・ボイラー室 | 東芝製 1 台 |
| ・資料室 | 東芝製 1 0 台（内 2 台は電池内蔵） |
| ・汚泥焼却炉室 | 東芝製 2 4 台 |
| ・管廊（1） | 東芝製 1 1 台 |
| ・管廊（2） | 東芝製 1 2 台 |
| ・消火水槽ポンプ室 | 東芝製 2 台 |


汚泥処理施設 管理棟 地下 1 階 平面図 S=1/400

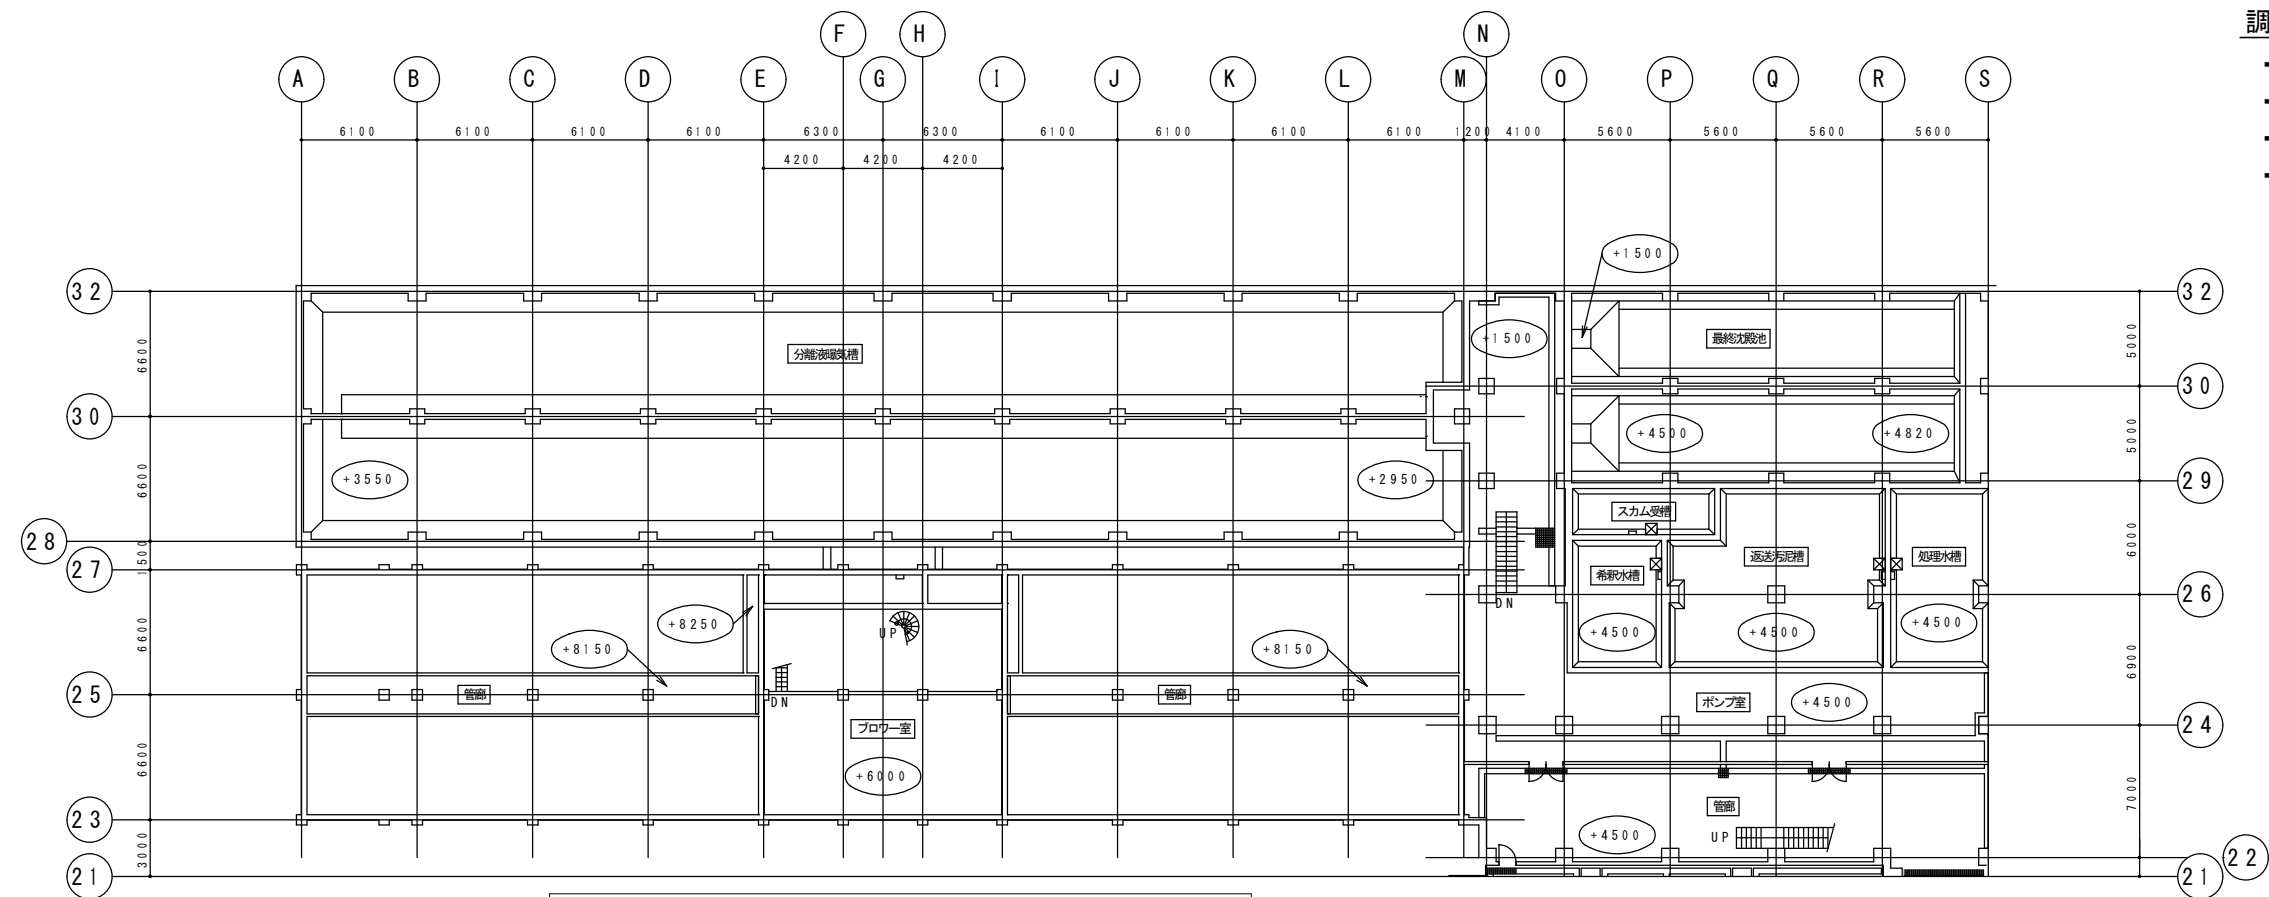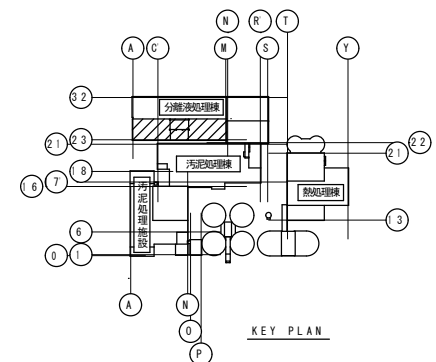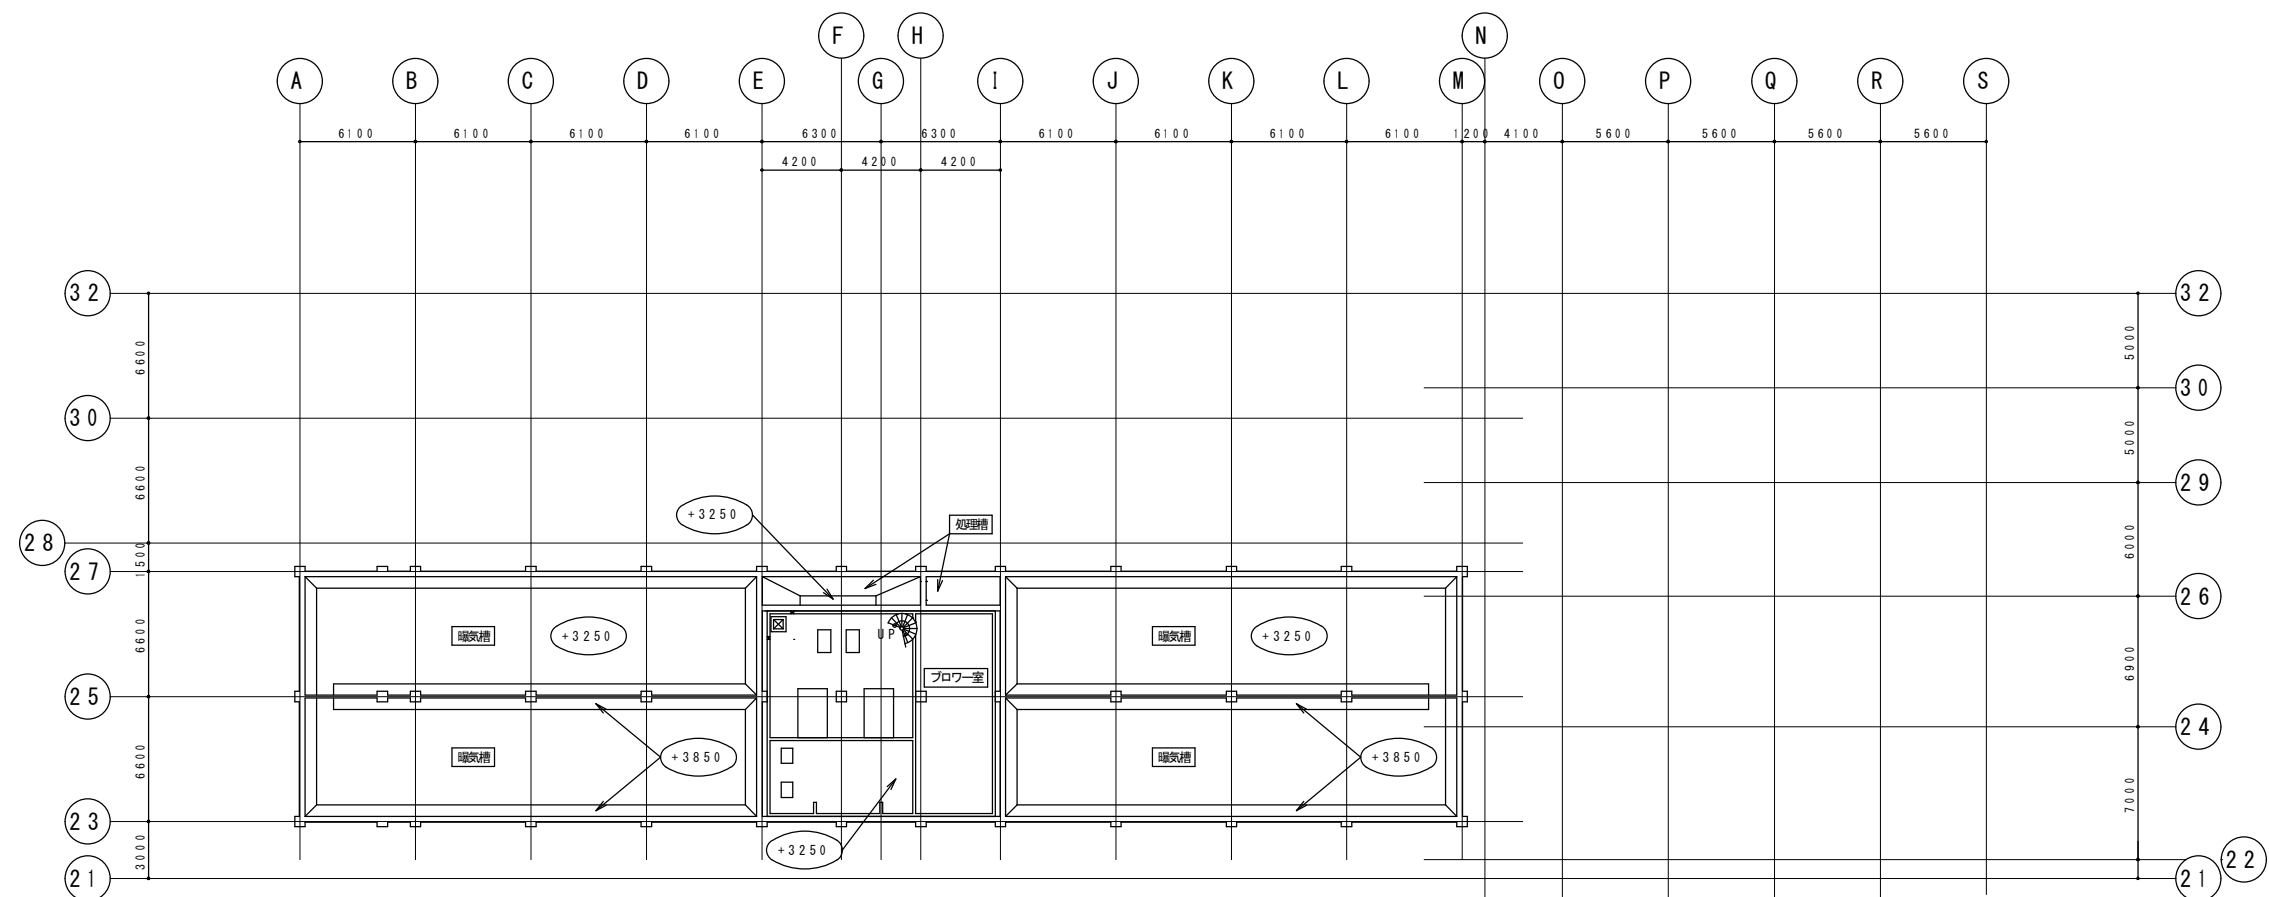

調査対象

- ・ブロー室 (地下2階)
- ・ブロー室 (地下1階)
- ・ポンプ室
- ・管廊

東芝製 10 台
東芝製 3 台
東芝製 8 台
東芝製 2 台

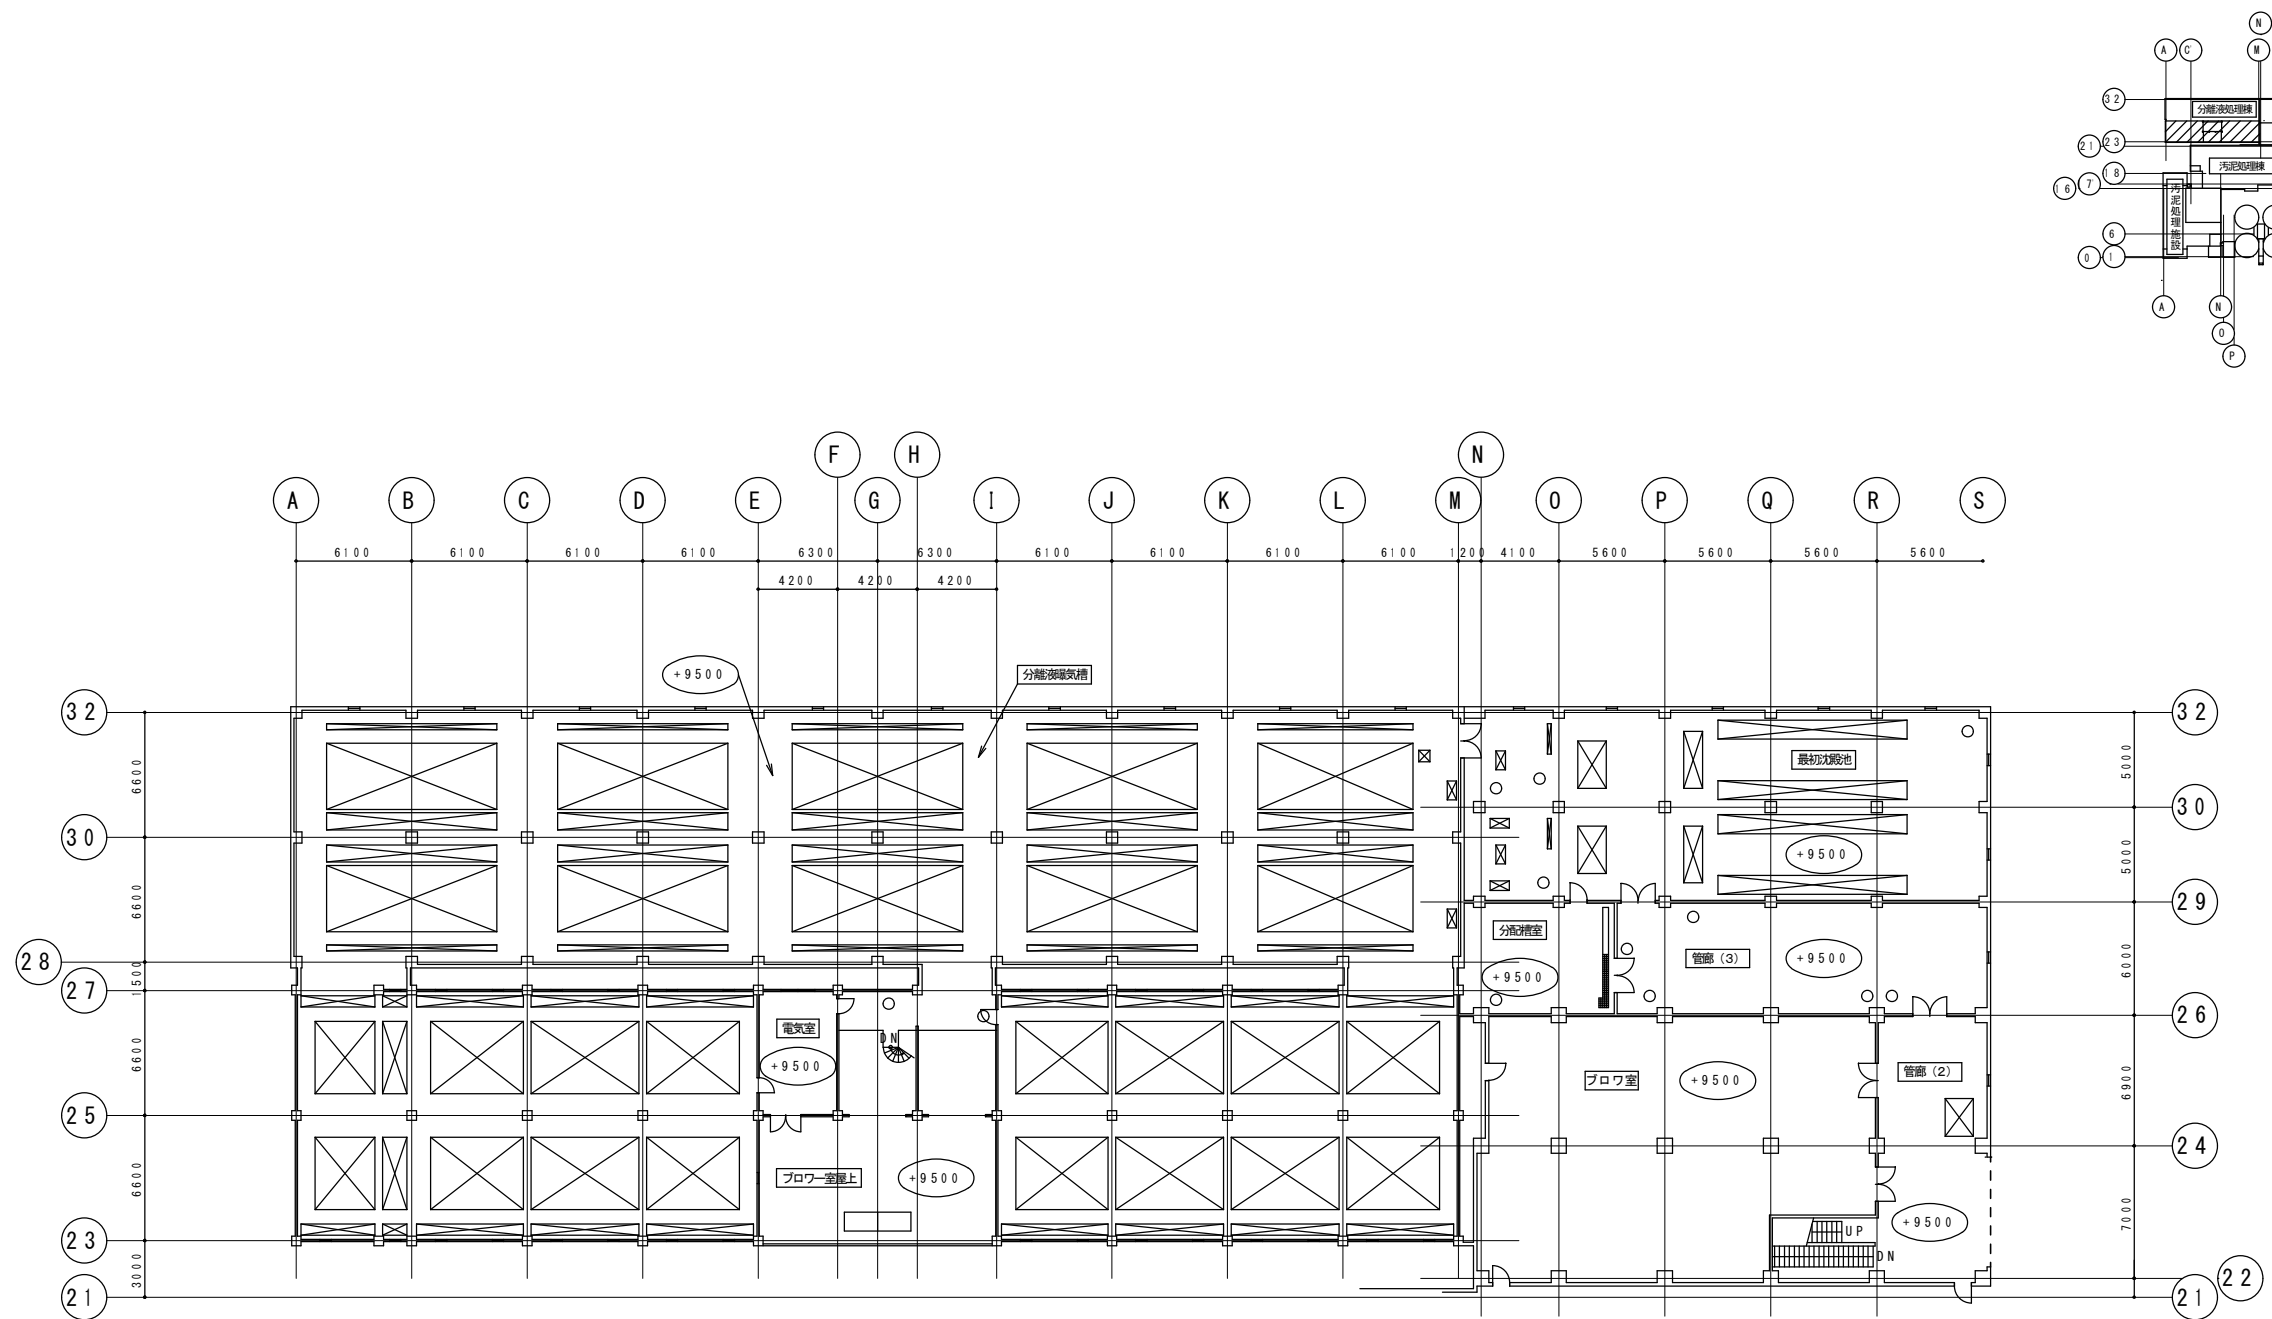


調査対象

- ・ブロワー室
- ・管廊（２）
- ・管廊（３）
- ・電気室

東芝製２３台
東芝製７台
東芝製７台
東芝製３台



汚泥処理施設 分離液棟 １階 平面図 S=1/400

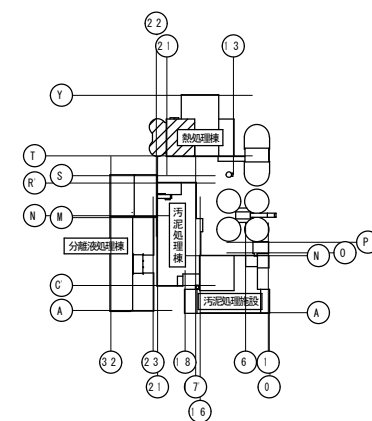

調査対象

・ポンプ室	東芝製 14 台
・階段室	東芝製 3 台

札幌市下水道河川局事業推進部	課 長	係 長	主 任	製 図	令和 6 年 9 月 作 製	役 務 名	豊平川水再生プラザほか 1 施設照明設備調査業務			図 番 20 / 31
						図 面 名	豊平川水再生プラザ 熱処理棟 地下 2 階 平面図	縮尺	1/100 (A1)	
									1/200 (A3)	

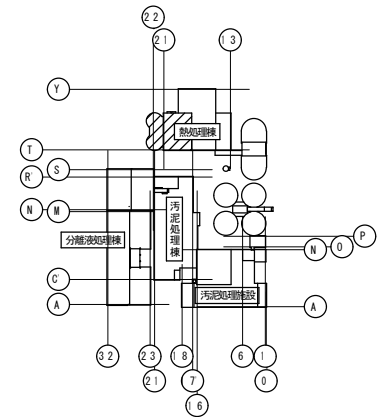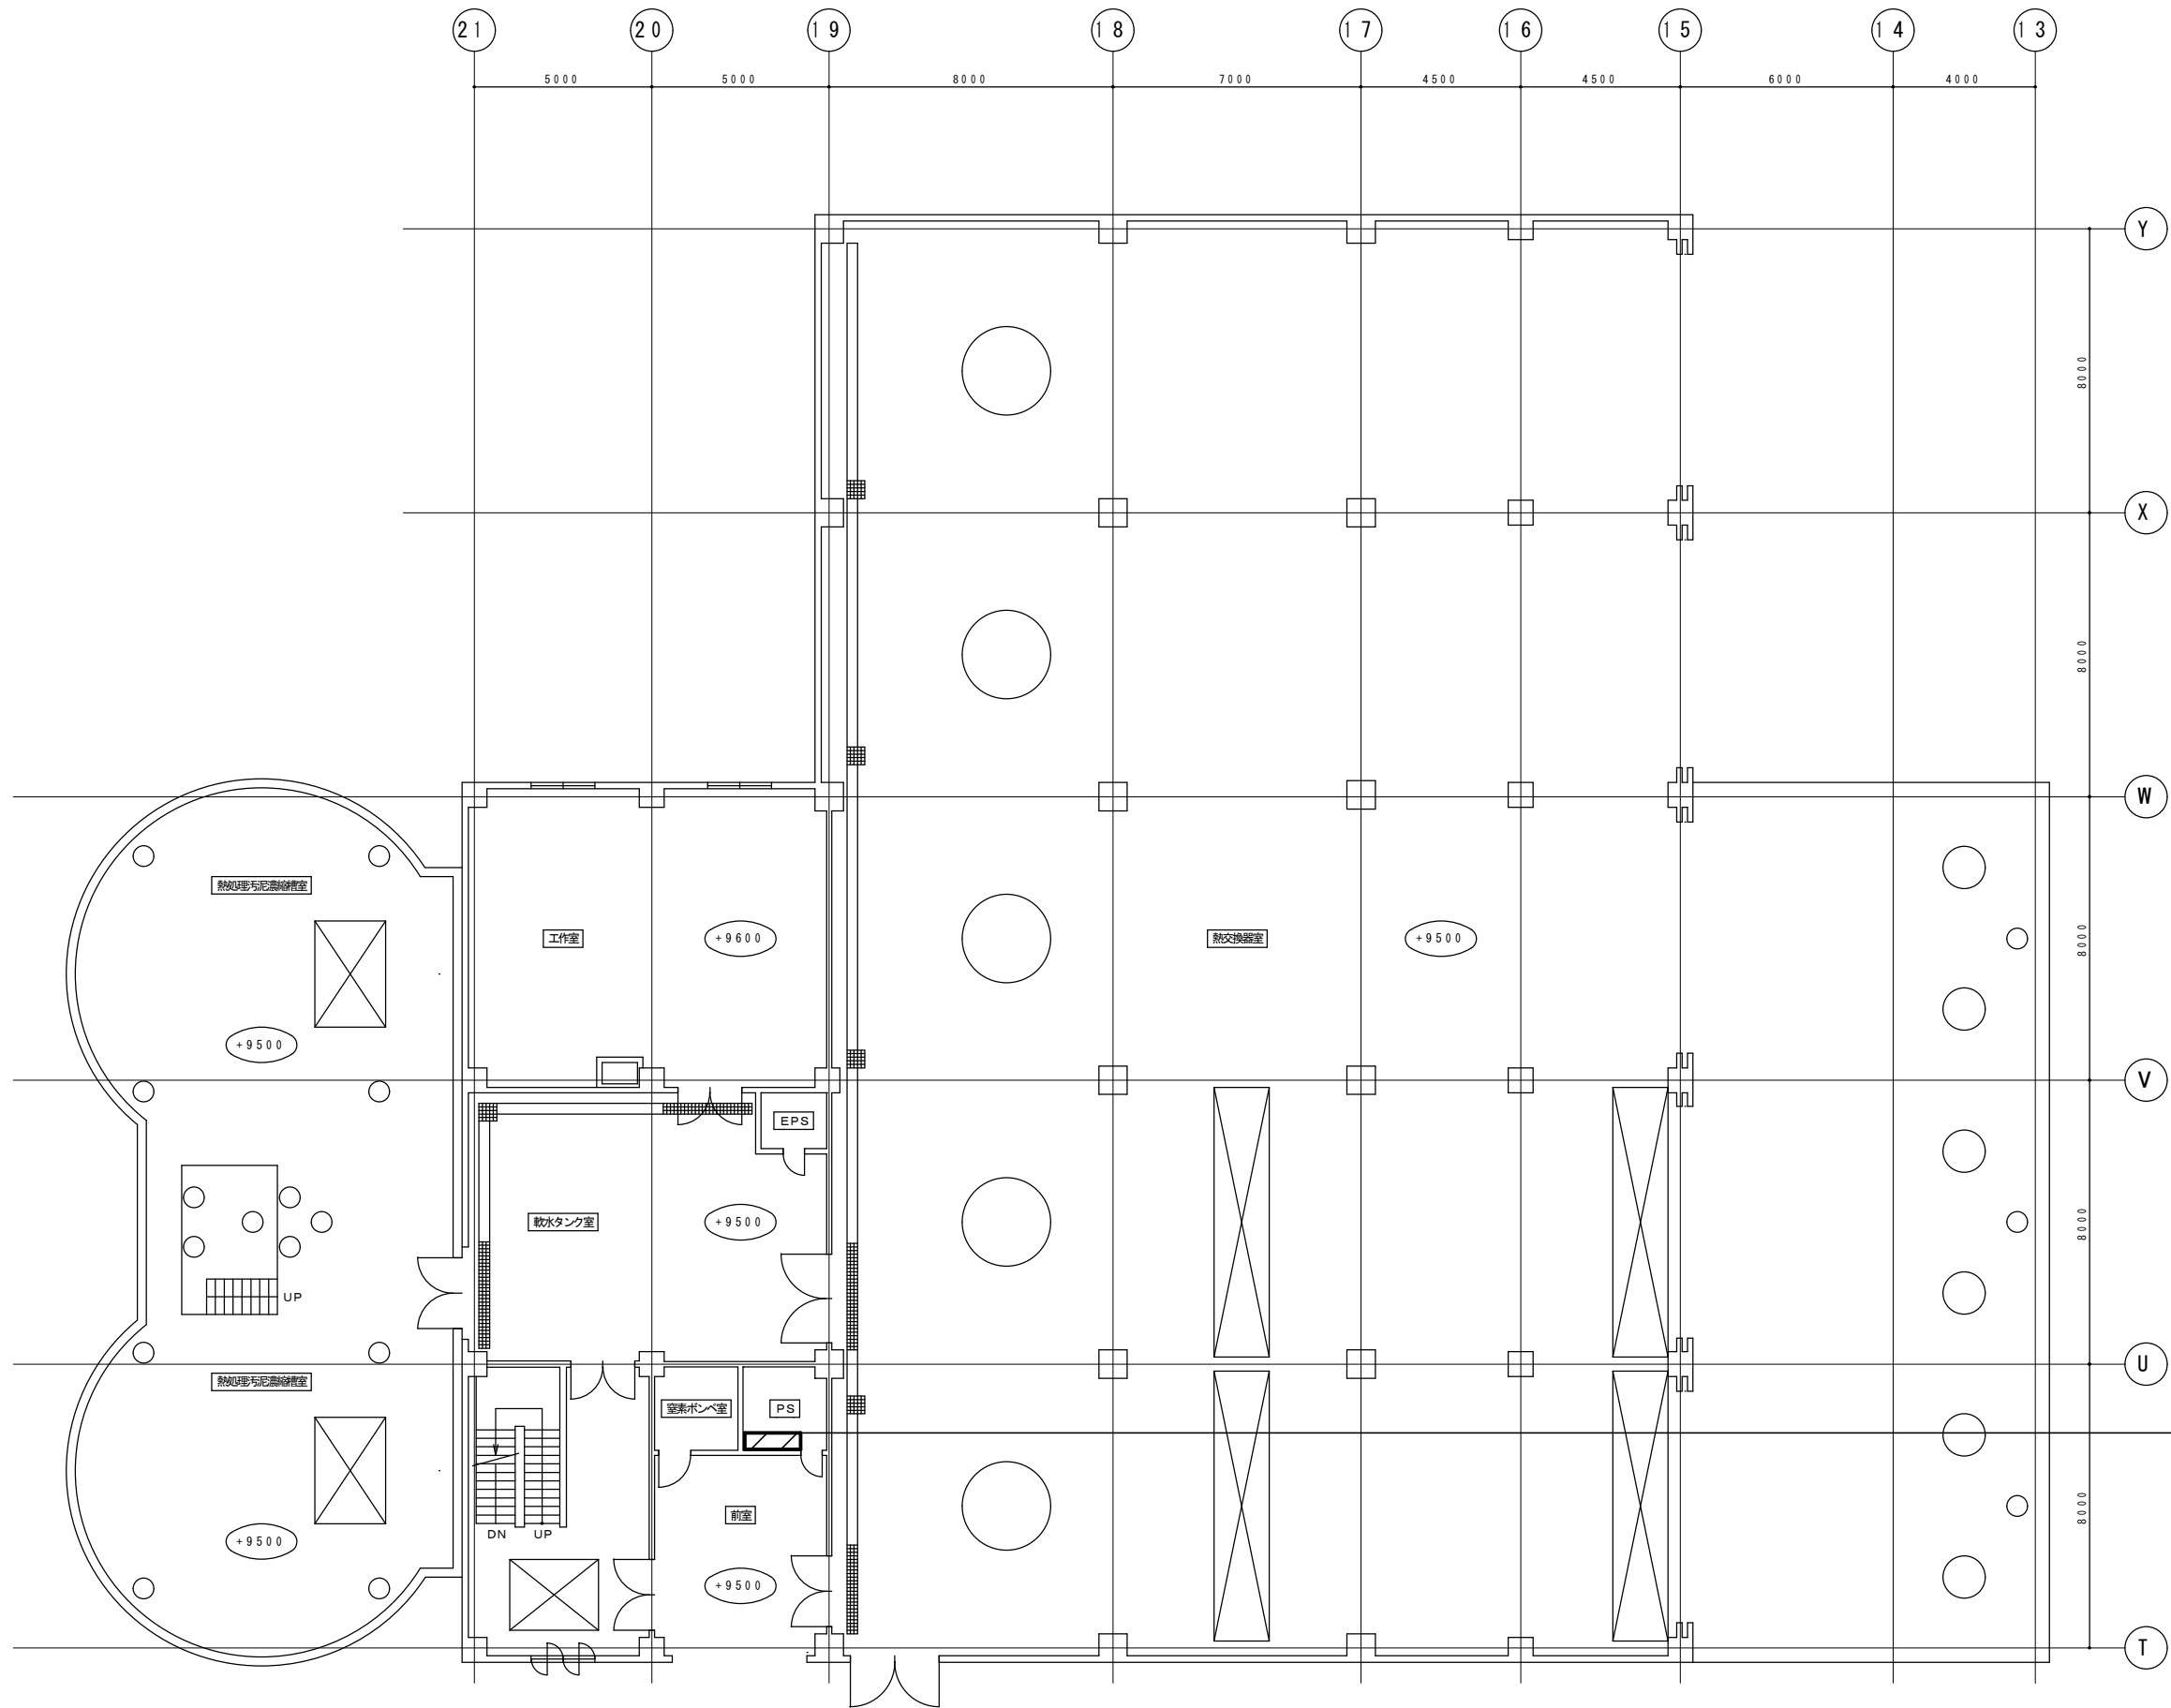


- 調査対象**
- | | |
|-----------|----------------|
| ・軟水タンク室 | 東芝製 7 台 |
| ・工作室 | 東芝製 1 2 台 |
| ・熱処理汚泥濃縮槽 | 東芝製 3 台 |
| ・P S | 東芝製 1 台 (高所設置) |
| ・室素ポンベ室 | 東芝製 1 台 |
| ・階段室 | 東芝製 3 台 |
| ・前室 | 東芝製 2 台 |
| ・熱交換器室 | 東芝製 3 2 台 |

作業高さ6m程度（ローリングタワー3段程度）
取付の照明器具を含む

熱処理棟 1階 平面図 S=1/200


札幌市下水道河川局事業推進部	課 長	係 長	主 任	製 図	令和 6 年 9 月	作 製	役 務 名	豊平川水再生プラザほか 1 施設照明設備調査業務			図 番 22 / 31
							図 面 名	豊平川水再生プラザ 熱処理棟 1 階 平面図	縮 尺	1/100 (A1)	
										1/200 (A3)	

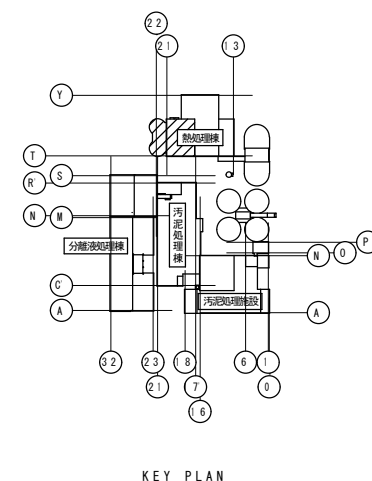


東芝製 13 台
東芝製 13 台（内 9 台は高所設置）
（内 4 台は H I D）
東芝製 1 台
東芝製 1 台（高所設置）
東芝製 2 台
東芝製 3 台

熱処理棟 2階 平面図 S=1/200

札幌市下水道河川局事業推進部	課 長	係 長	主 任	製 図	令和 6 年 9 月 作 製	役 務 名	豊平川水再生プラザほか 1 施設照明設備調査業務			図 番 23 / 31
						図面名	豊平川水再生プラザ 熱処理棟 2 階 平面図	縮尺	1/100 (A1) 1/200 (A3)	

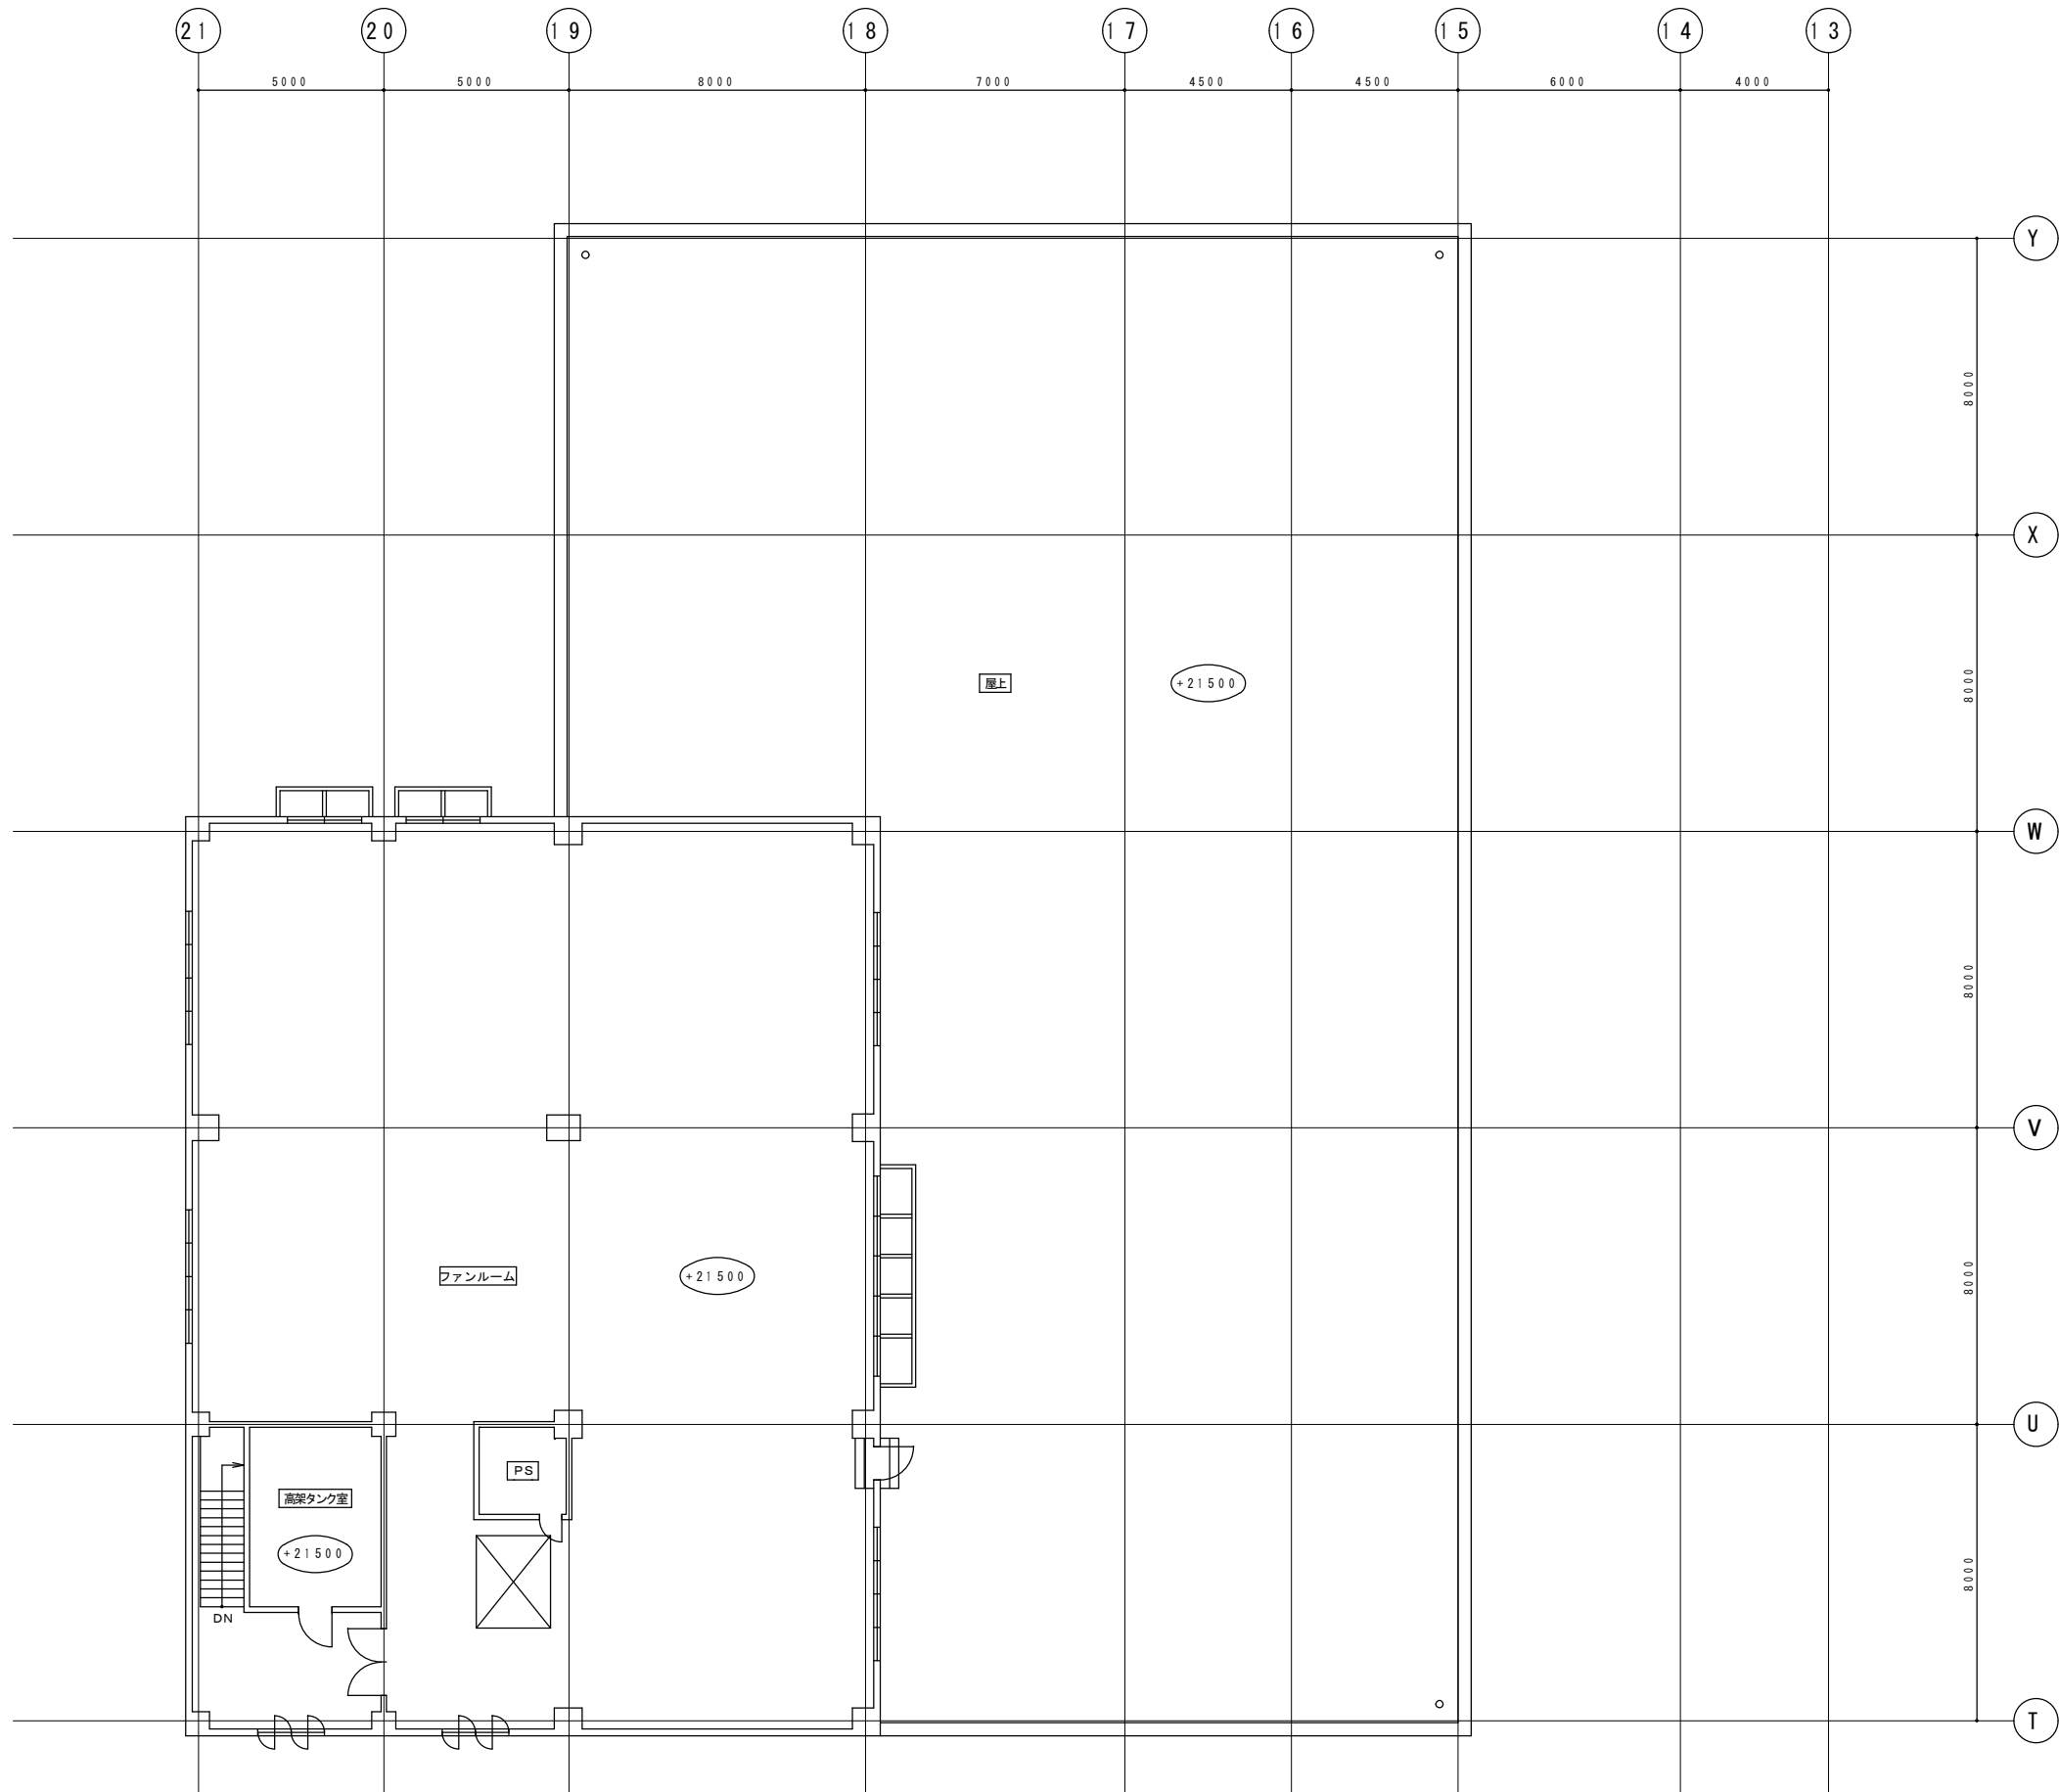

熱処理棟 3階 平面図 S=1/200

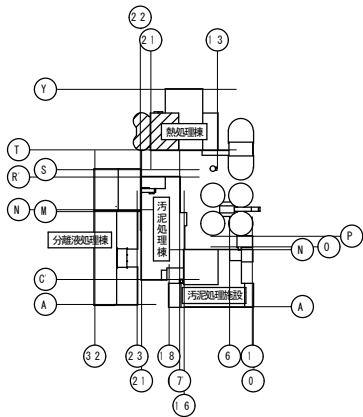


KEY PLAN


調査対象

- ・高架タンク室
- ・ファンルーム
- ・階段室


東芝製 2 台
東芝製 2 6 台
東芝製 2 台

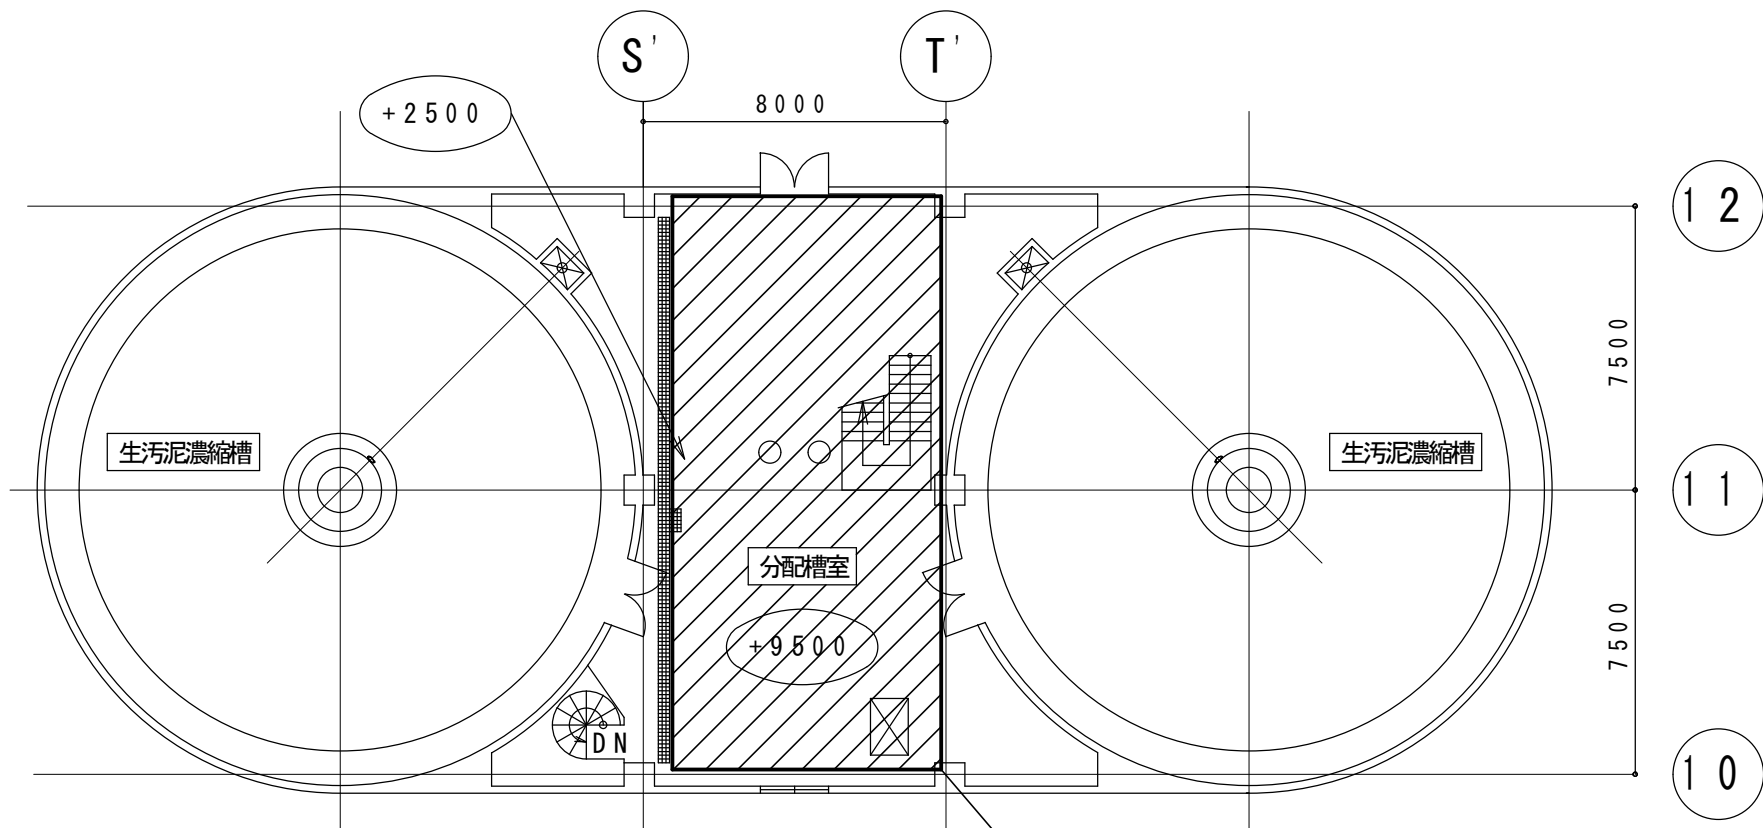

生汚泥濃縮槽 1階 平面図 S=1/200

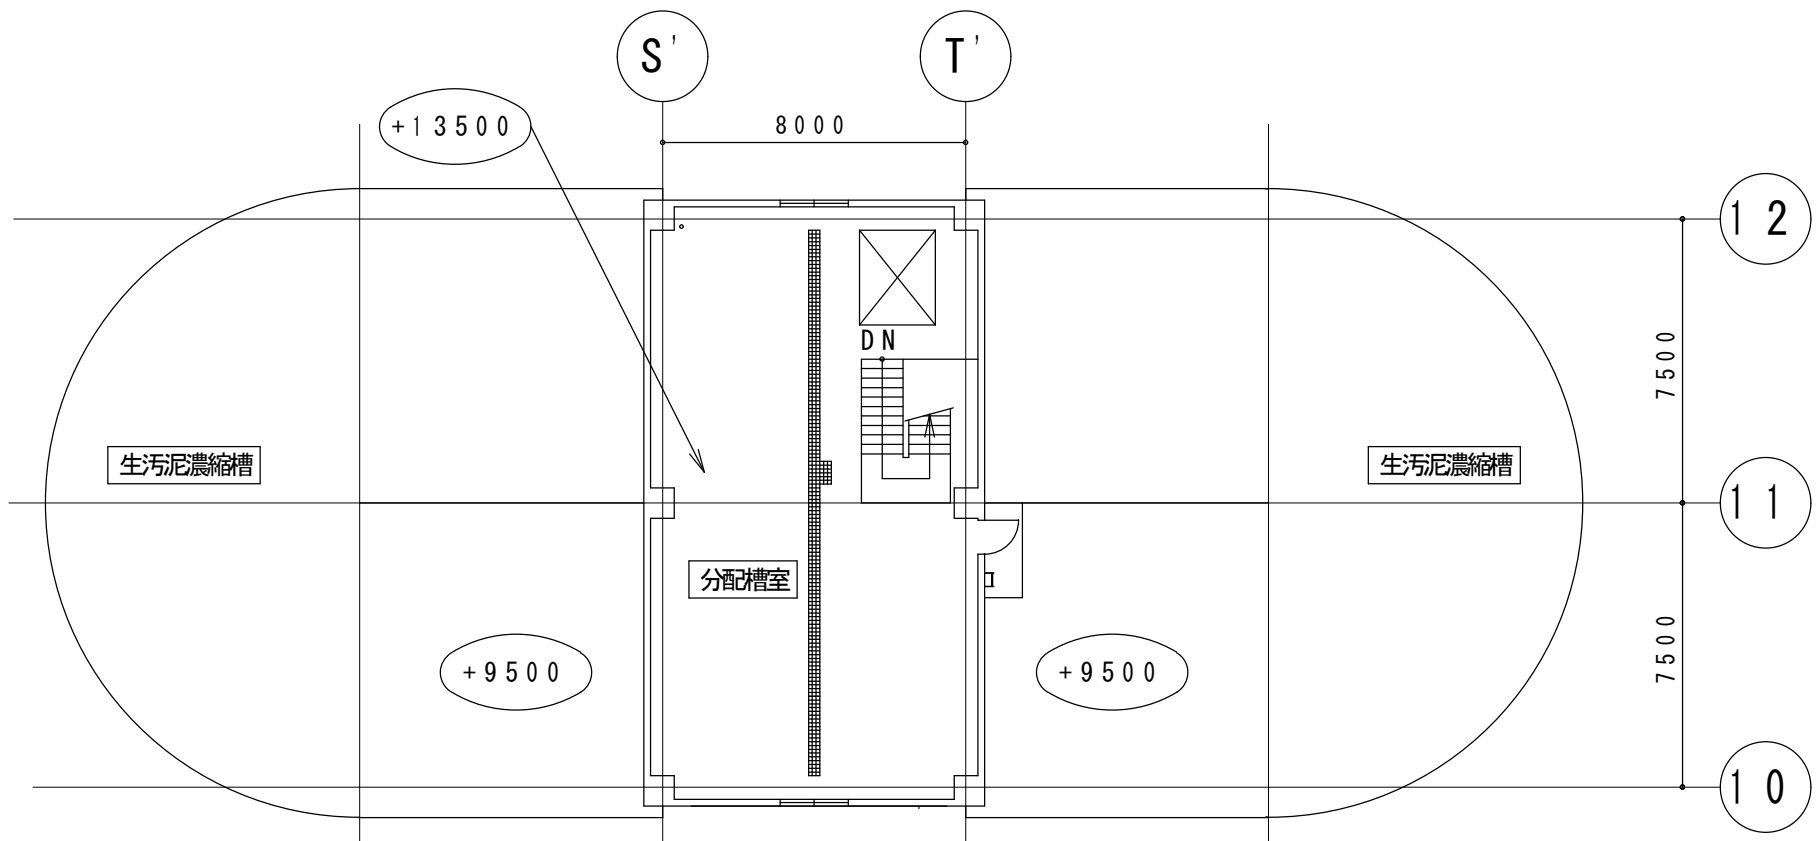



生汚泥濃縮槽 2階 平面図 S=1/200

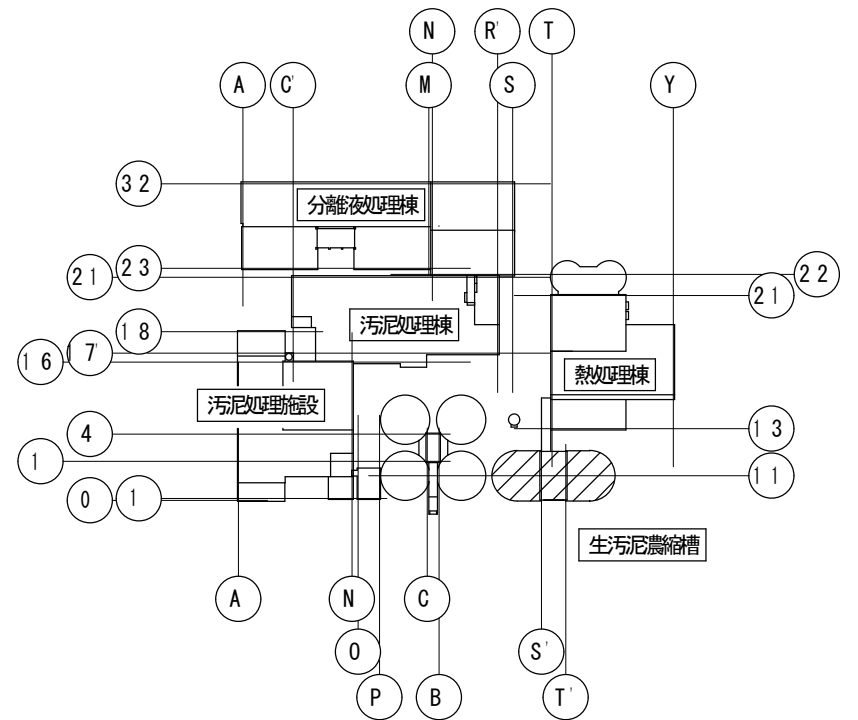

KEY PLAN



調査対象

 - ・生汚泥濃縮槽 東芝製 1 台（電池内蔵）
- ・分配槽室（1 階） 東芝製 3 台（高所設置、電池内蔵）
- ・分配槽室（2 階） 東芝製 2 台（電池内蔵）

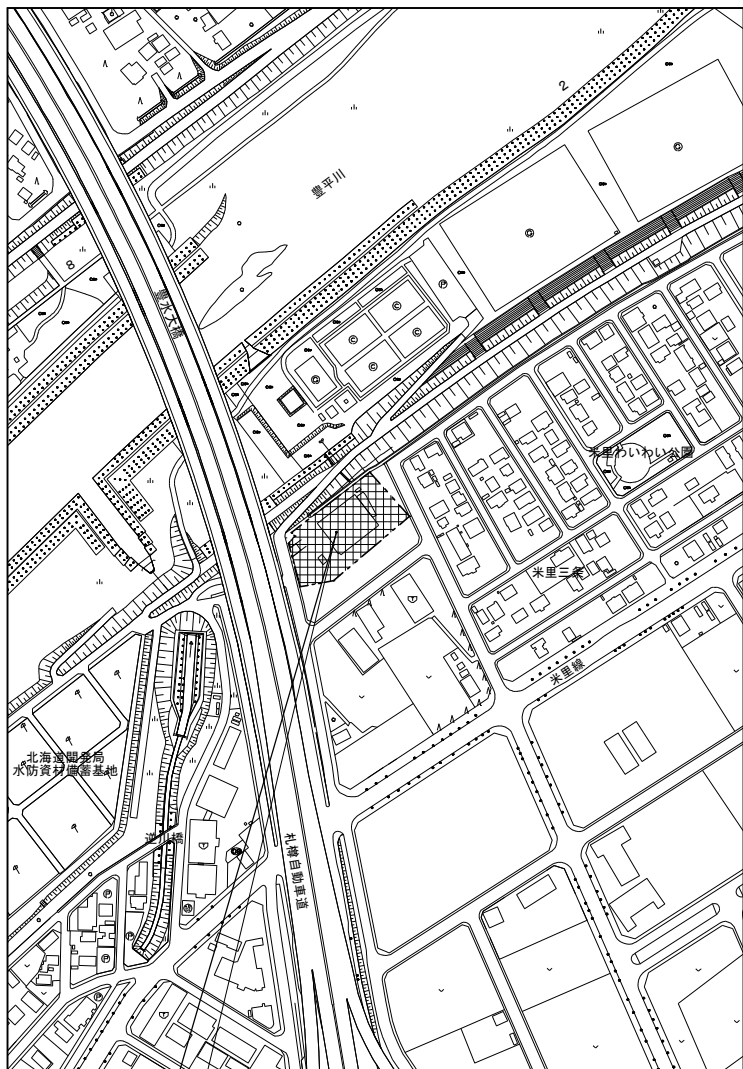


工事場所：札幌市白石区米里2条1丁目1番1号

案内図 S=1/6,000

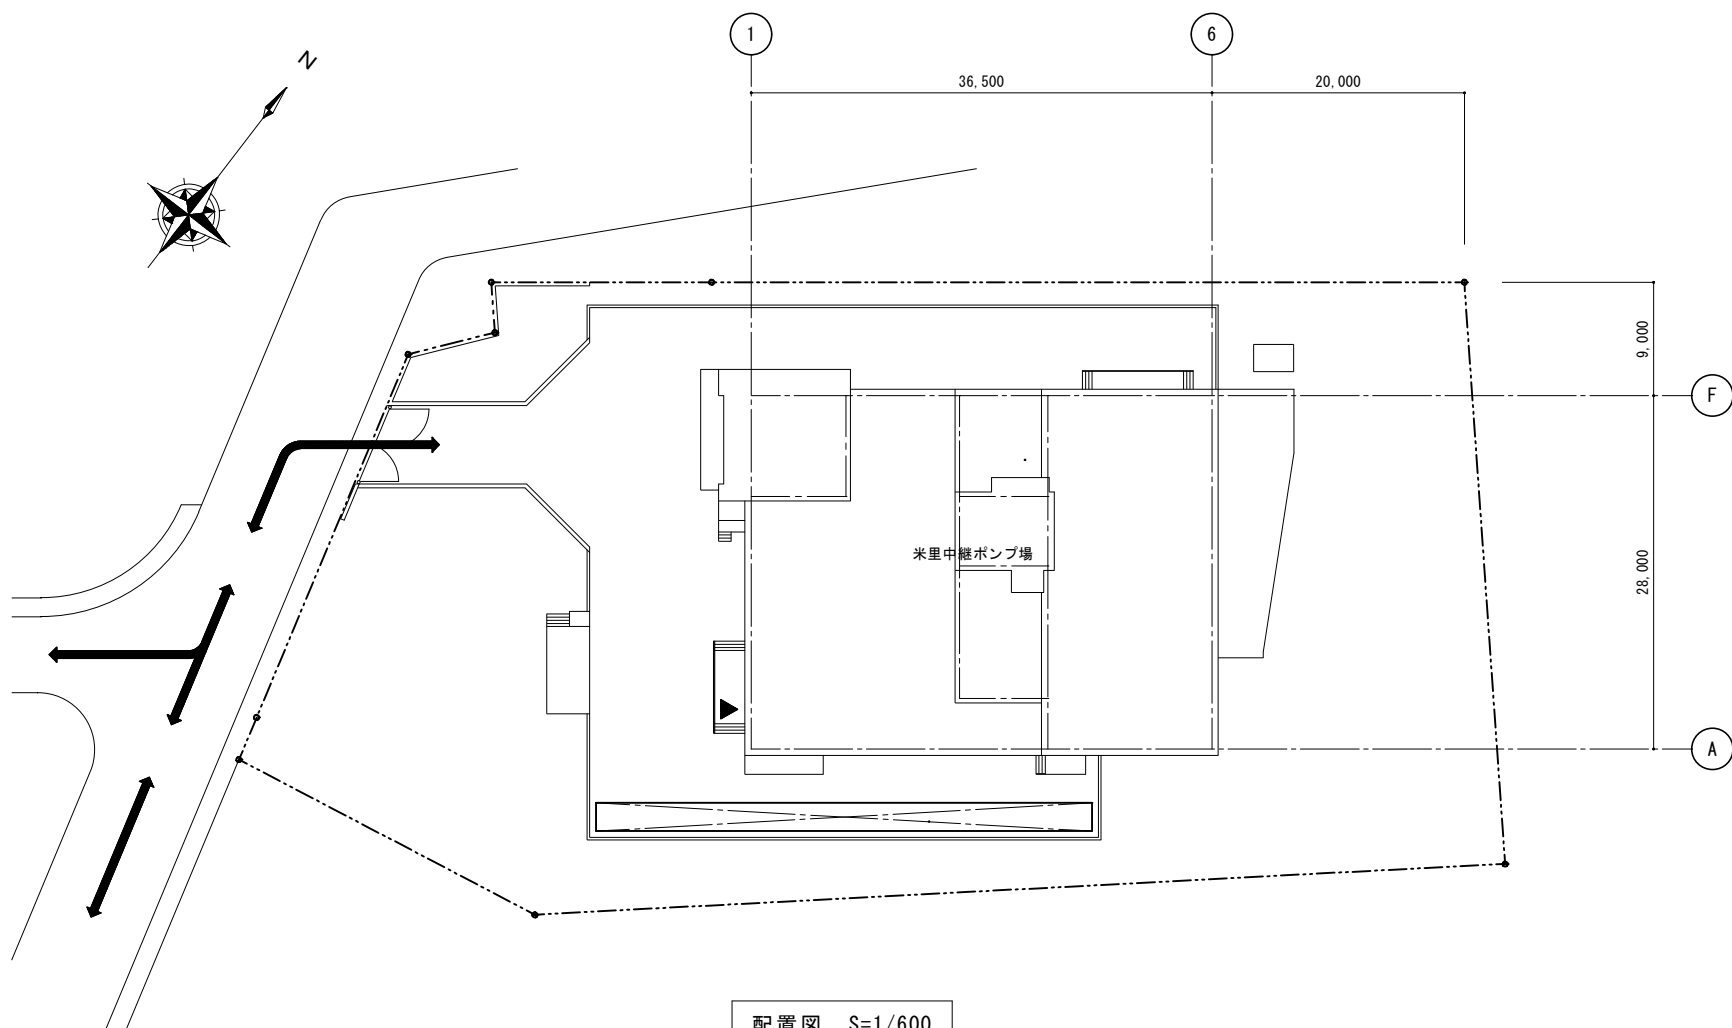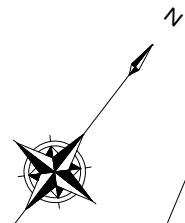


配置図 S=1/600

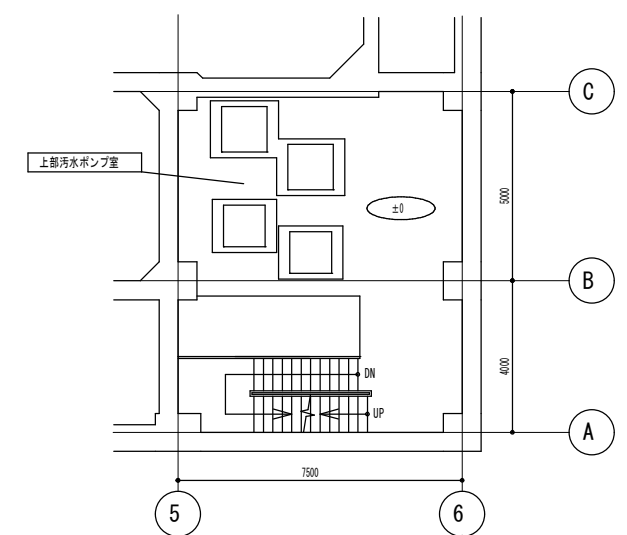

地下 2 階 ~ 地下 1 階 平面図 S=1/200

27 / 31

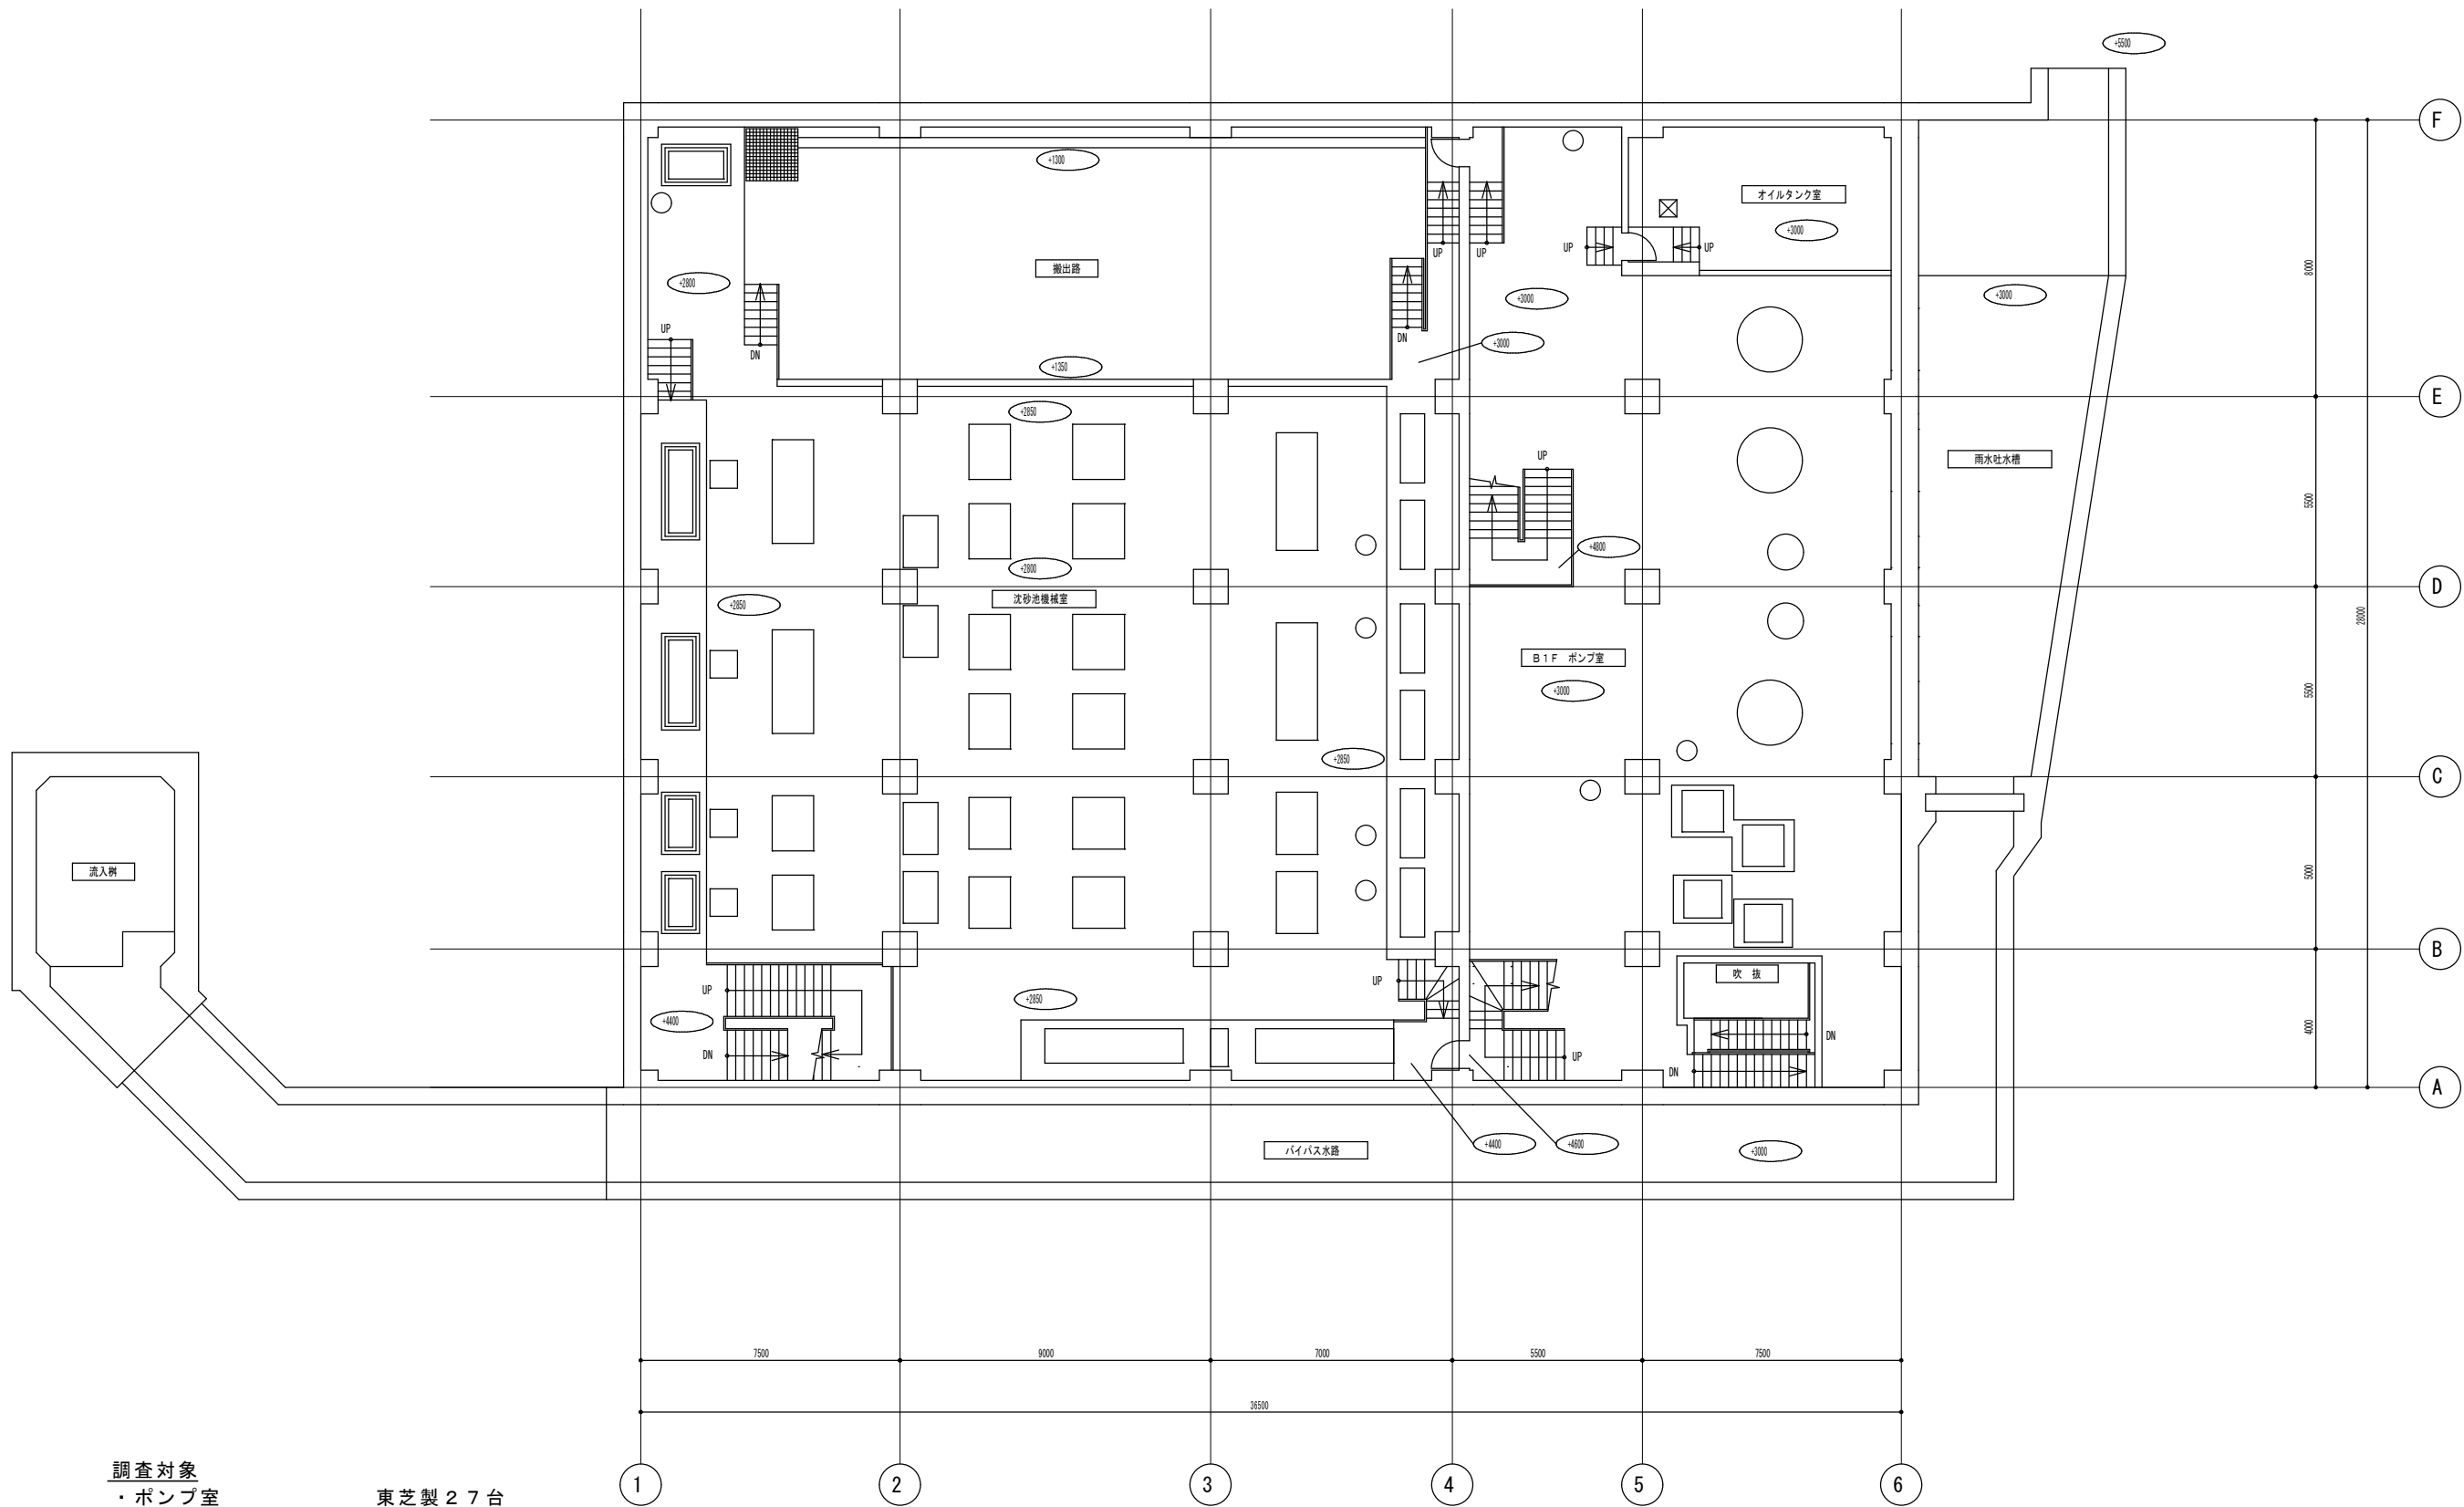

調査対象


- ・ポンプ室
- ・オイルタンク室
- ・搬出路
- ・沈砂機械室

東芝製 27 台
東芝製 3 台
東芝製 13 台
東芝製 45 台

地下 1 階 平面図 S=1/200


課 長	係 長	主 任	製 図	令和 6 年 9 月	作 製

役 務 名	豊平川水再生プラザほか 1 施設照明設備調査業務		
図 面 名	米里中継ポンプ場 地下 1 階 平面図	縮 尺	1/100 (A1) 1/200 (A3)

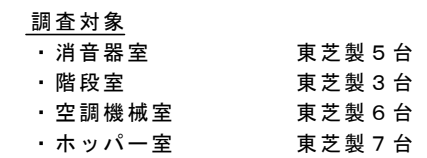


札幌市下水道河川局事業推進部

課 長	係 長	主 任	製 図	令和 6 年 9 月 作 製	役 務 名	豊平川水再生プラザほか 1 施設照明設備調査業務			図 番 30 / 31
					図 面 名	米里中継ポンプ場 2 階 平面図	縮 尺	1/100 (A1) 1/200 (A3)	

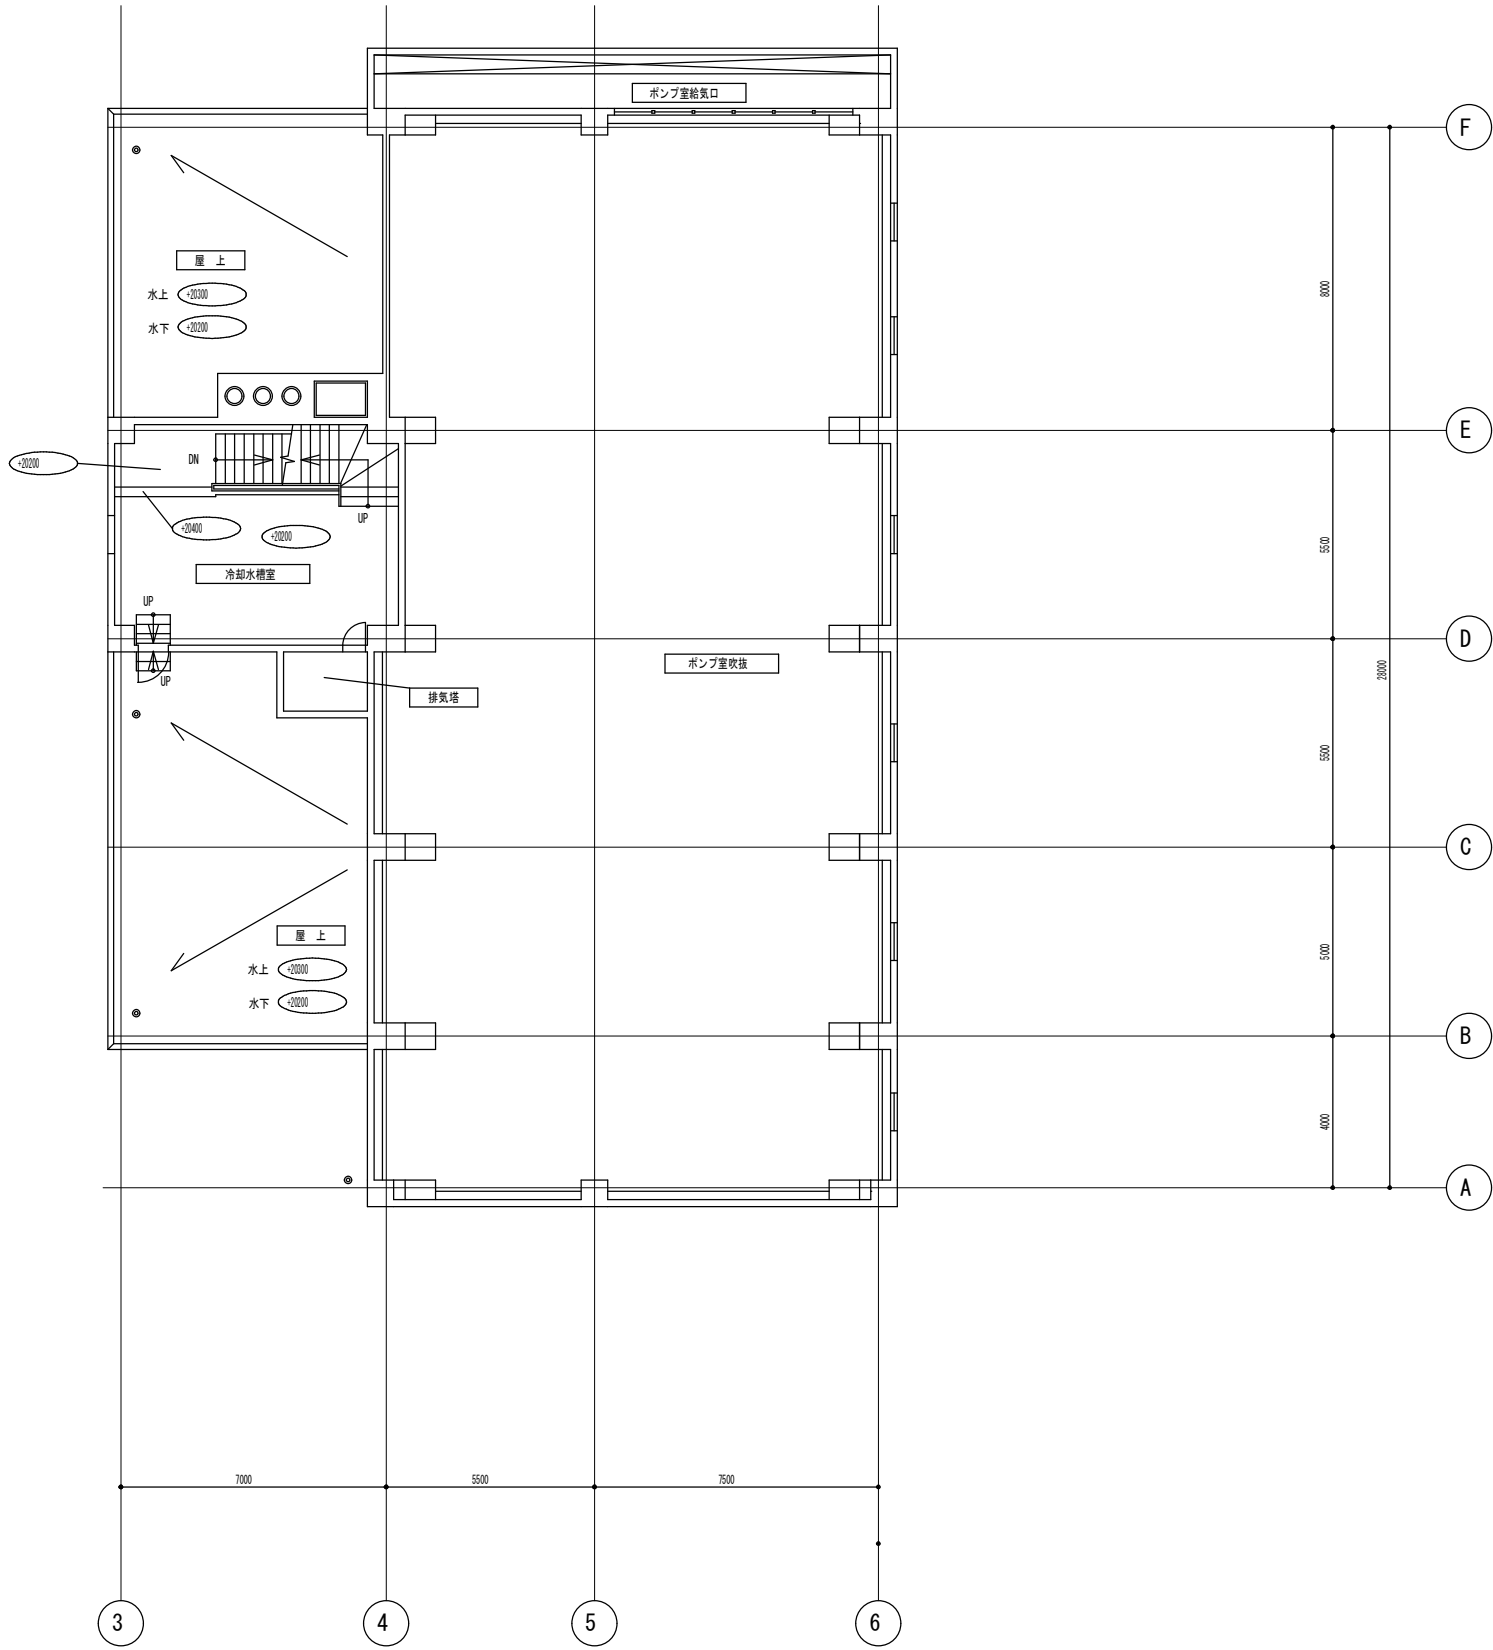

PH 1 階 平面図 S=1/200

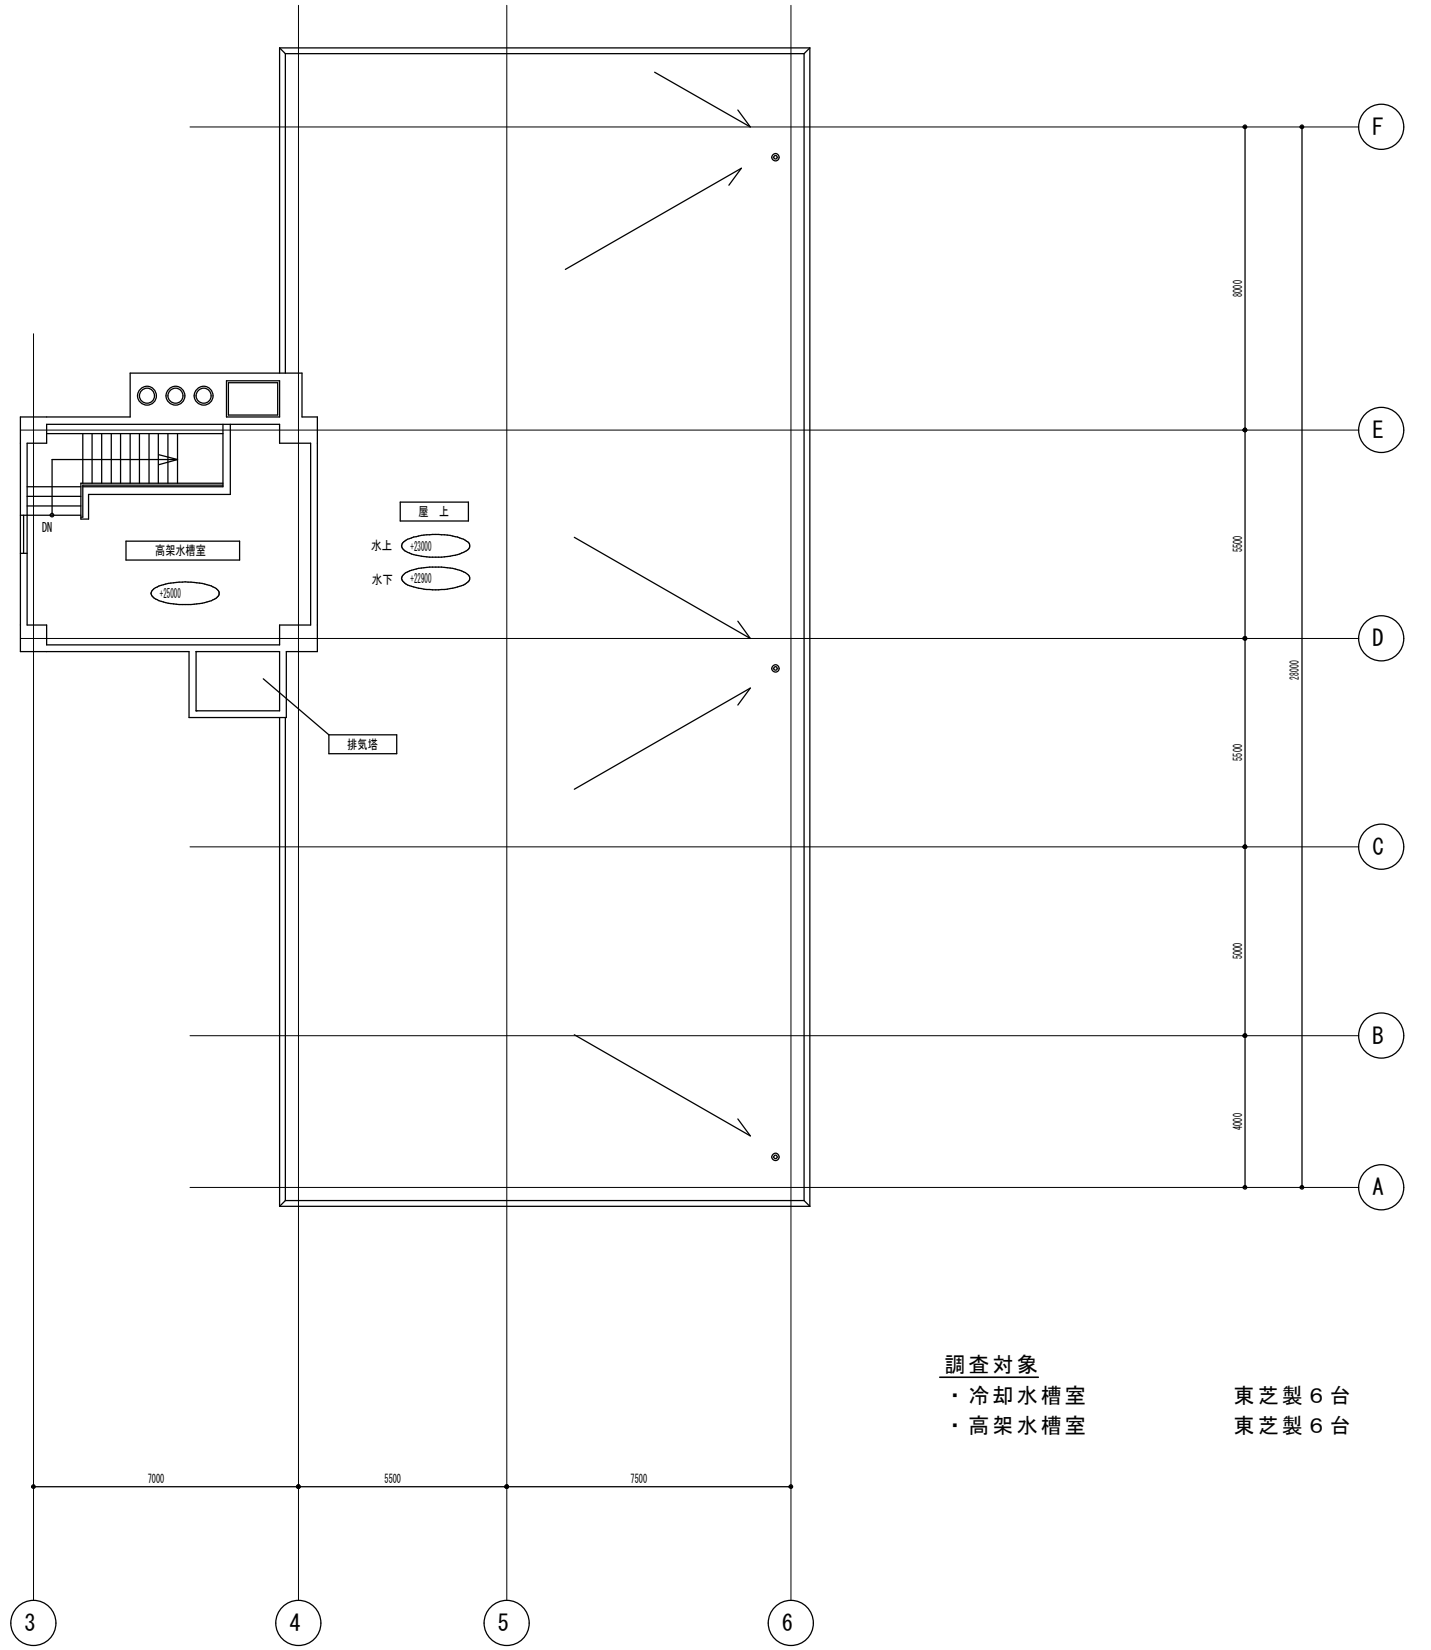

PH 2 階、屋上 平面図 S=1/200

調査対象
・冷却水槽室
・高架水槽室

東芝製 6 台
東芝製 6 台